

Tabulka místností:

č.m.	název	plocha (m2)	podl.	sv. v. (m)	poznámka
P07	Inf. hala, čekárna	24,11	Ker. dlažba	3600	-
P07a	Kancelář (3 pracovníci)	31,33	Ker. dlažba	3600	-
P08	Inf. hala, přepážky	32,00	Ker. dlažba	3600	neřeší se
P09	Zá dveří	34,14	Ker. dlažba		neřeší se
P12	Chodba	56,61	Ker. dlažba		neřeší se
P12a	Kancelář (3 pracovníci)	19,87	Ker. dlažba	4180	-
P12b	Inf. hala, čekárna	6,88	Ker. dlažba	4180	-

Poznámka:

V m.č. P07a, P12a zásuvky v provedení do parapetního kanálu.
V m.č. P08 ponechány stávající zásuvky.
V m.č. P12b nová zásuvka pro terminál. Pozici zásuvky upřesnit na stavbě.
Z místnosti čekárny (nově P12a) přemístit hlavní informační panel.
Z místnosti informační haly (nově P07a) přemístit kameru.
Pro napájení nových zásuvek 230V/16A doplnit 2x vývod přes proudový chránič.
Datové zásuvky a ostatní datové rozvody budou vedeny do m.č. 109 – server, kde budou využity stávající, příp. doplněny nové síťové porty.
Pro oddělení datových obvodů vložit do kanálu dělicí příčku PKS 70/60.

- * ... stávající zařízení – bude zachováno
(A) ... vložit 5cm víka pro fixaci modulů
(B) ... odbočka od rozvodů topení
(C) ... nové stoupací/klesací vedení v parapetním kanálu
(D) ... způsob napájení a ovládání vyvolávacího systému a kamery, včetně kabeláže, prověřit na stavbě!!!
(výrobce vyvolávacího systému: Kadlec – elektronika, s.r.o., Brno)

Legenda značení zařízení:


X1/1
číslo okruhu, dle typu zásuvky – 230V/16A nebo datová
typ zařízení

Legenda značek:

----- stávající kabel

Legenda materiálů:

- X1 zásuvka 45x45 s ochranným kolíkem do parapetního kanálu, 16A/230V
X2 modul zásuvkový 45x45 se záclonkou; pro zásuvky RJ45, RJ12 + přístroj zásuvky datové Modular Jack RJ 45–8 Cat. 5e
X3 stávající zásuvka
X4 zásuvka dvojnásobná s ochrannými kolíky, s clonkami, s natočenou dutinou

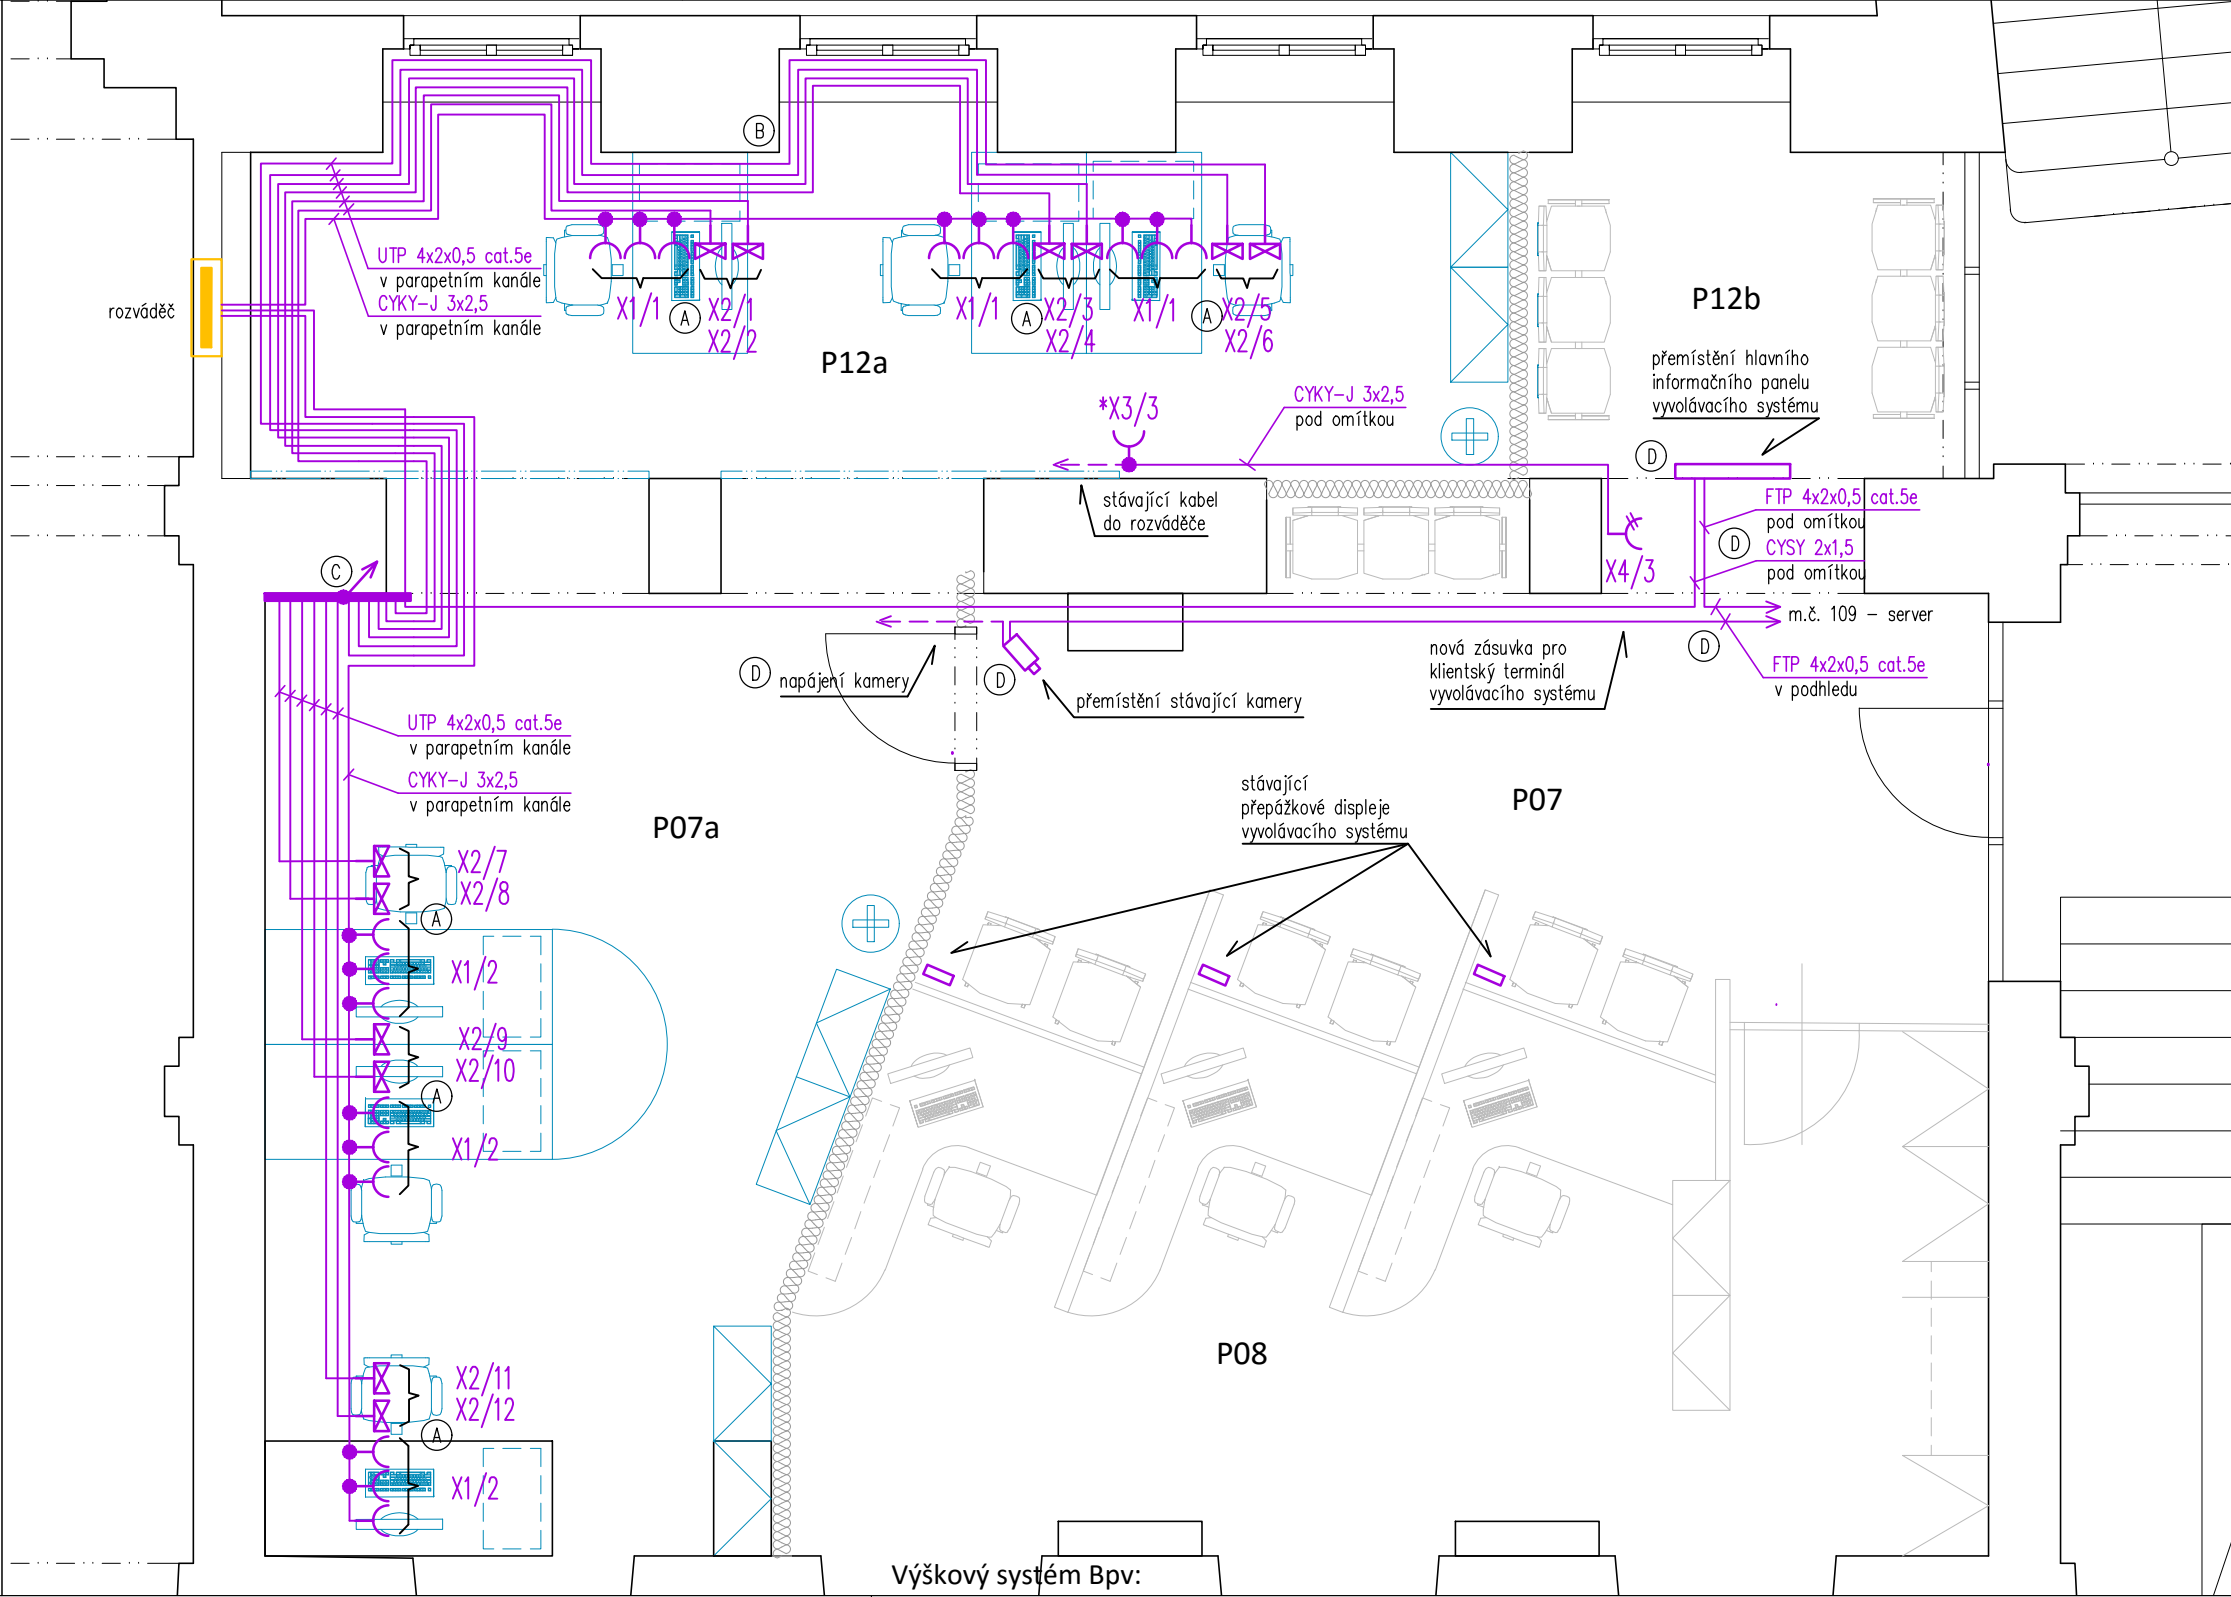

Výškový systém Bpv:

<div><div><div><div><div><div></div><div>Sandra KREJČOVÁ</div></div></div><div><div><div>Projekční a inženýrská činnost</div><div>Autorizovaný technik pro pozemní stavby</div><div>ČKAIT 0402147</div></div></div></div><div><div>Kotvina 52, Okounov 431 51</div><div>IČO: 763 70 542</div><div>Tel.: +420 605 430 175</div><div>E-mail: krejcova@doupov.cz</div></div></div></div>			
Vypracoval: Sandra Krejčová	Zodpovědný projektant: Ing.arch. Jan Hikeš	Číslo autorizace: ČKAIT 0301428	Město: Plzeň
Investor: Česká republika - ČSSZ, Křížová 25, 225 08 Praha 5			
Stavba: OSSZ Plzeň - město stavební úpravy dispozic Americká 28-30, Plzeň 303 18			
Profese: D.1.4.g - Elektroinstalace			
Název výkresu: Zásuvkové okruhy a slaboproudé rozvody - 1NP			
Stupeň: DPS		Měřítko: 1:50 Datum: 09/2015	
Formát: 2xA4		Č. zak.: 09-2014	
Číslo výkresu: D.1.4.g		Číslo paré: 05	