




SITUACE

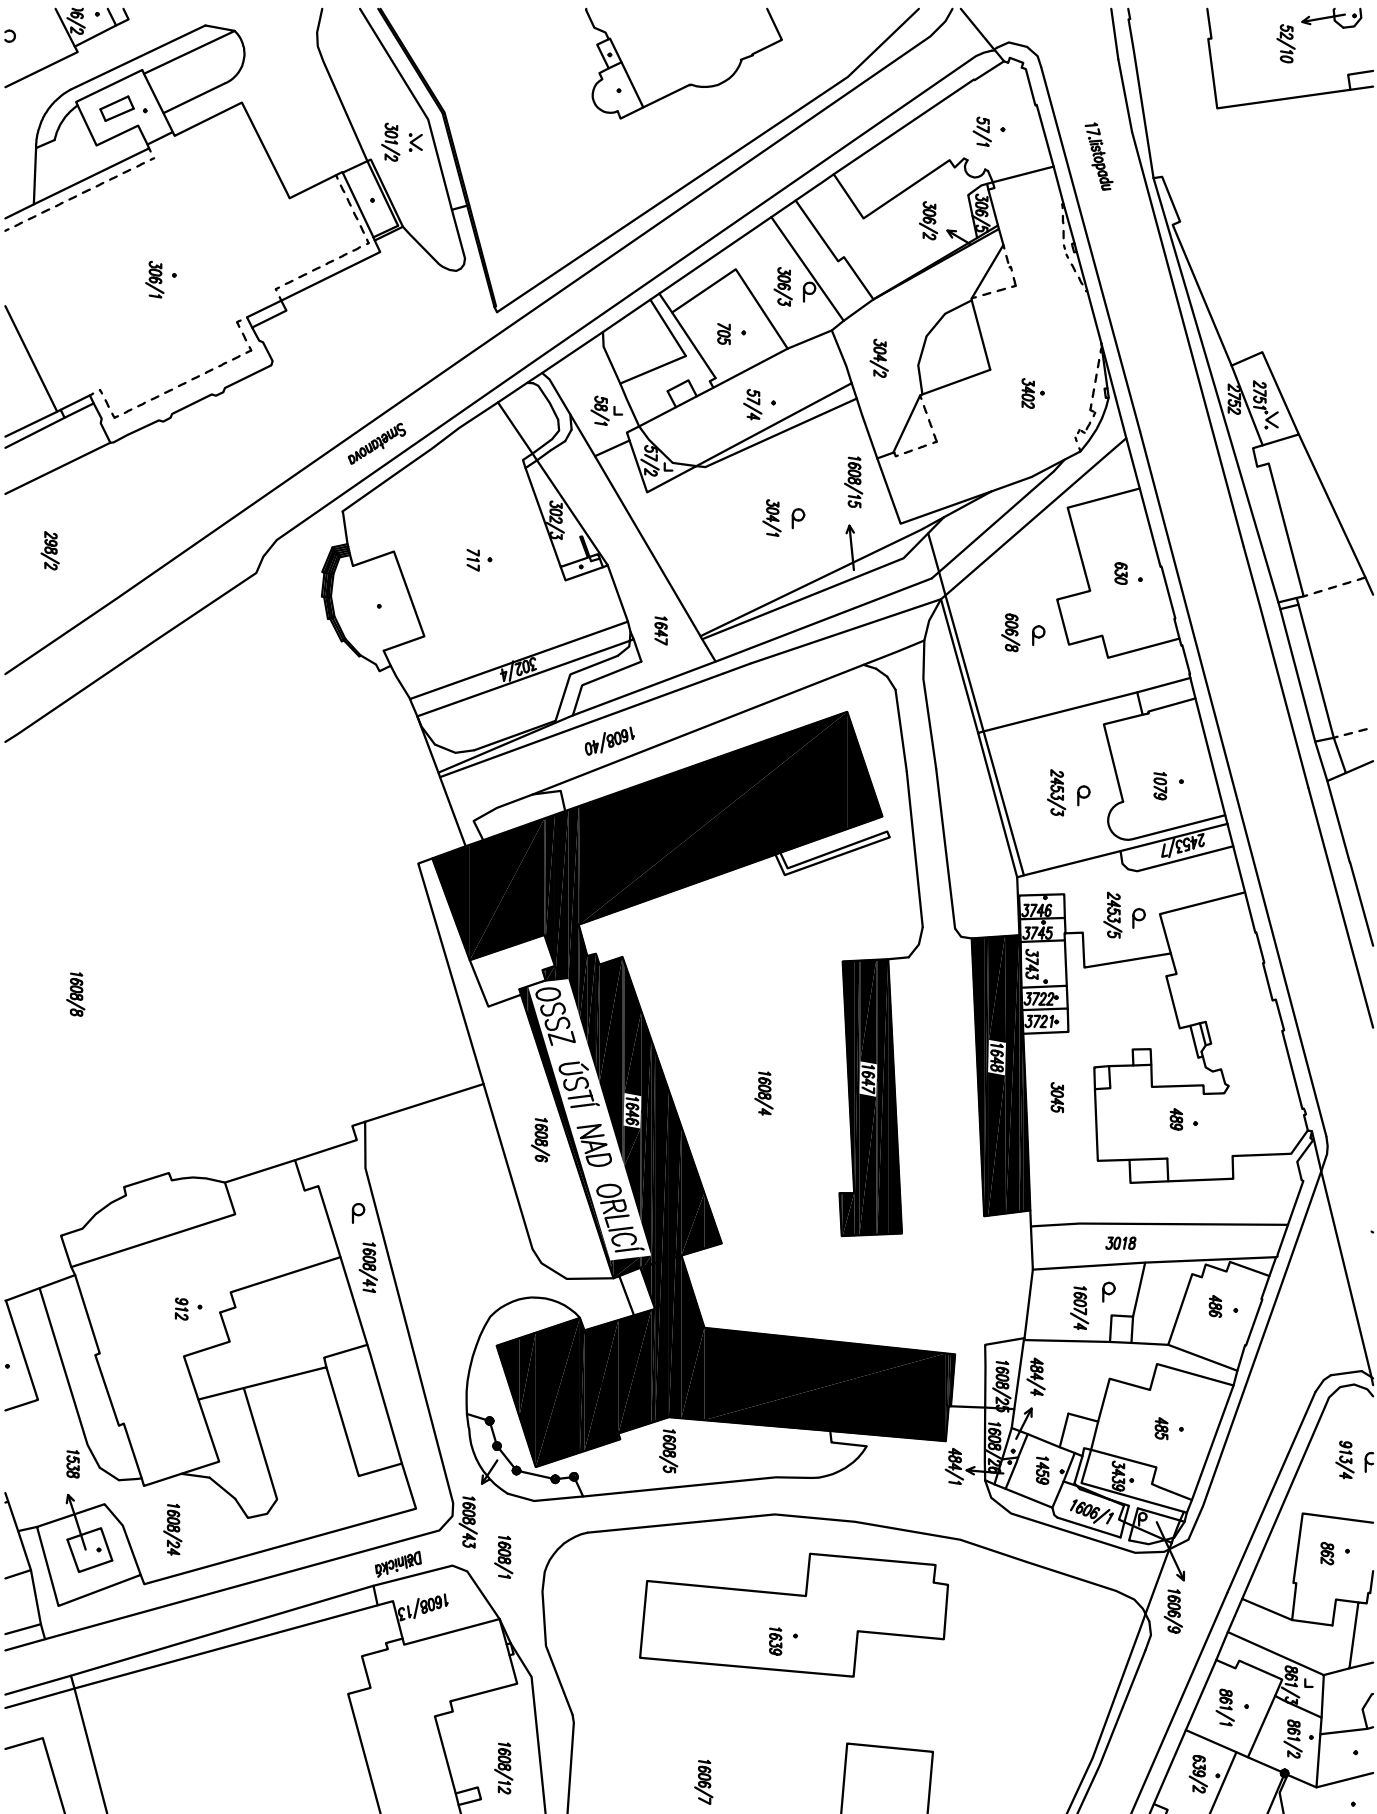

LEGENDA

	ŘEŠENÉ OBJEKTY
	NEREŠENÁ ZASTAVBA

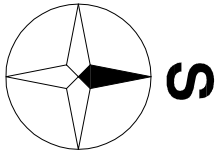

ZODP. PROJEKTANT	VYPRACOVAL	KRESLIL	KONTROLOVAL	 FORMÁT 2 x A4 DATUM 04/2014 ÚČEL PROJEKT PRO VD ČÍS. ZAKÁZKY B0218 ČÍS. ARCH. MĚŘÍTKO 1:1000 ČÍSLO VÝKRESU 02
ING. JIŘÍ REITKNECHT	ING. PETR KOMÍNEK	ING. PETR KOMÍNEK	ING. FILIP KUPKA	
KRAJ : Pardubický				
OKRES : Ústí nad Orlicí				
Česká správa sociálního zabezpečení, Křížová 1292/25, Smíchov, 15000 Praha 5				
OSSZ ÚSTÍ NAD ORLICÍ, Smetanova 43 KATASTRÁLNÍ ÚZEMÍ - ÚSTÍ NAD ORLICÍ REKONSTRUKCE PLYNOVÉ KOTELNY				
SITUACE				