


PŮDORYS KOTELNY - STÁVAJÍCÍ STAV

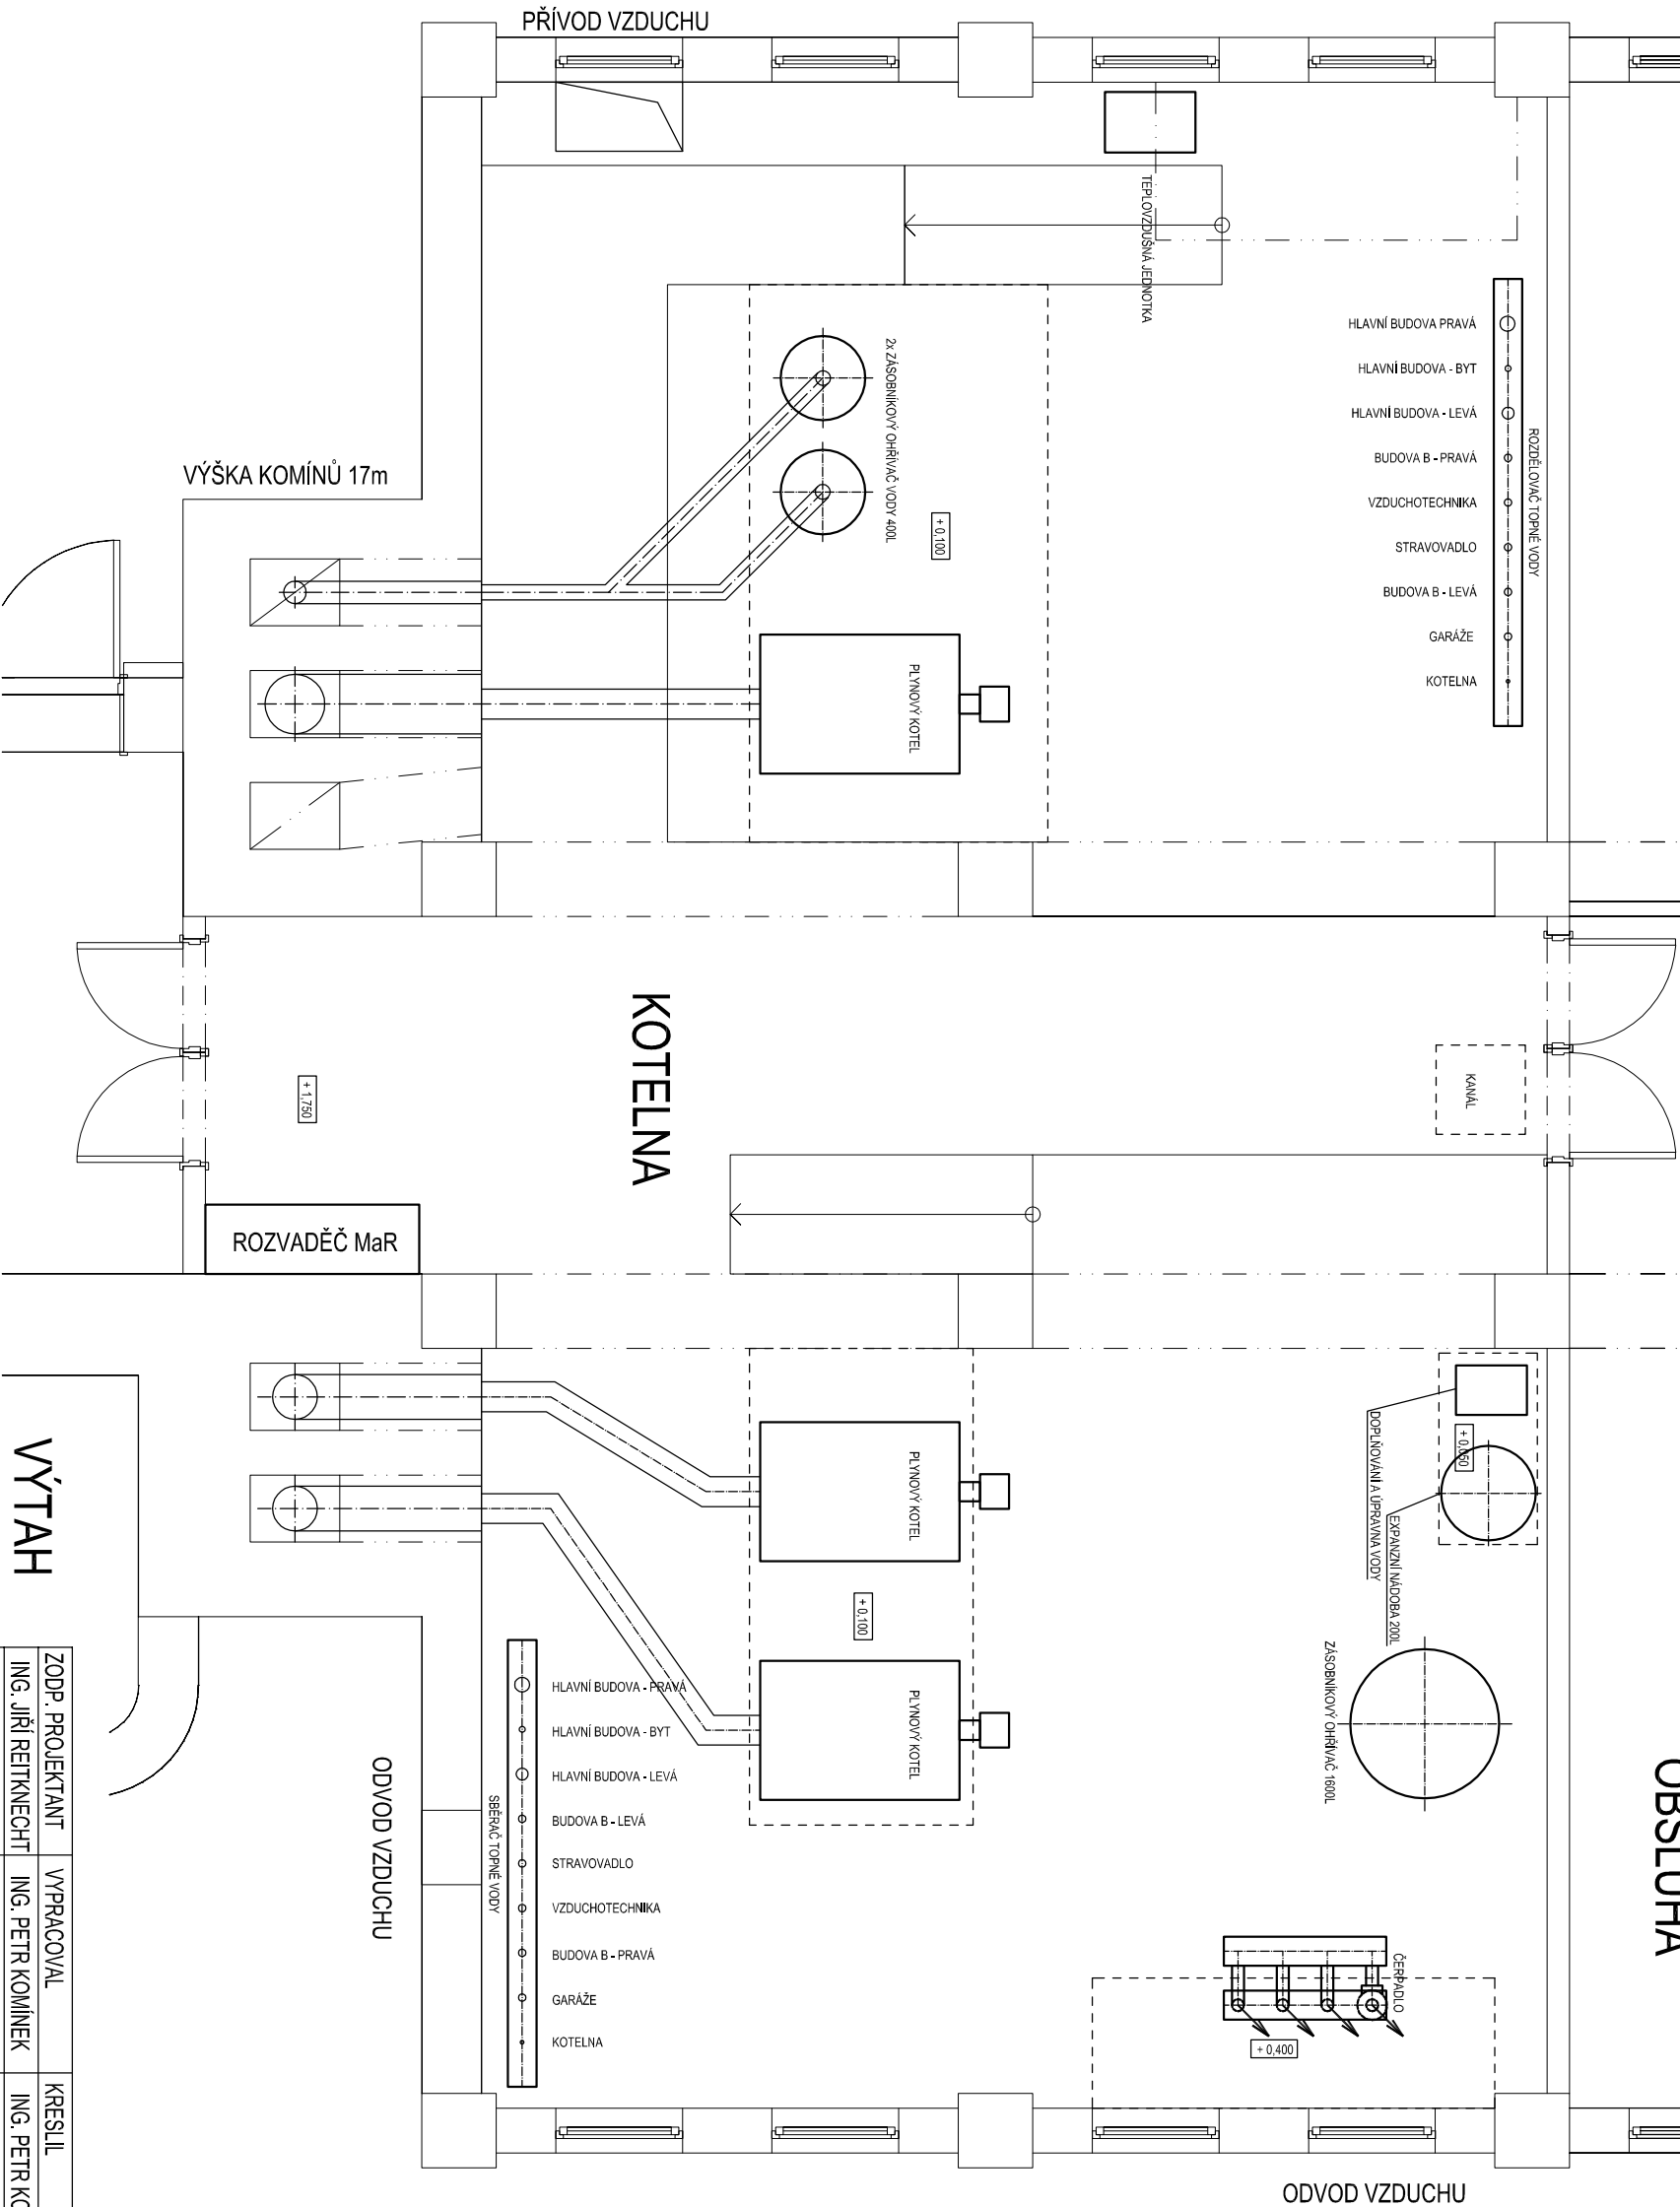

VÝTAH

ZODP. PROJEKTANT	VYPRACOVAL	KRESLIL	KONTROLOVAL
ING. JIŘÍ REITKNECHT	ING. PETR KOMÍNEK	ING. PETR KOMÍNEK	ING. FILIP KUPKA
OKRES : Ústí nad Orlicí			
Česká správa sociálního zabezpečení, Křížová 1292/25, Smíchov, 15000 Praha 5			
FORMÁT : 2 x A4			
DATUM : 04/2014			
ÚČEL : PROJEKT PRO VD			
ČÍS. ZAKÁZKY : B0218			
ČÍS. ARCH. :			
MĚŘÍTKO : 1:50			
ČÍSLO VÝKRESU : 04			