

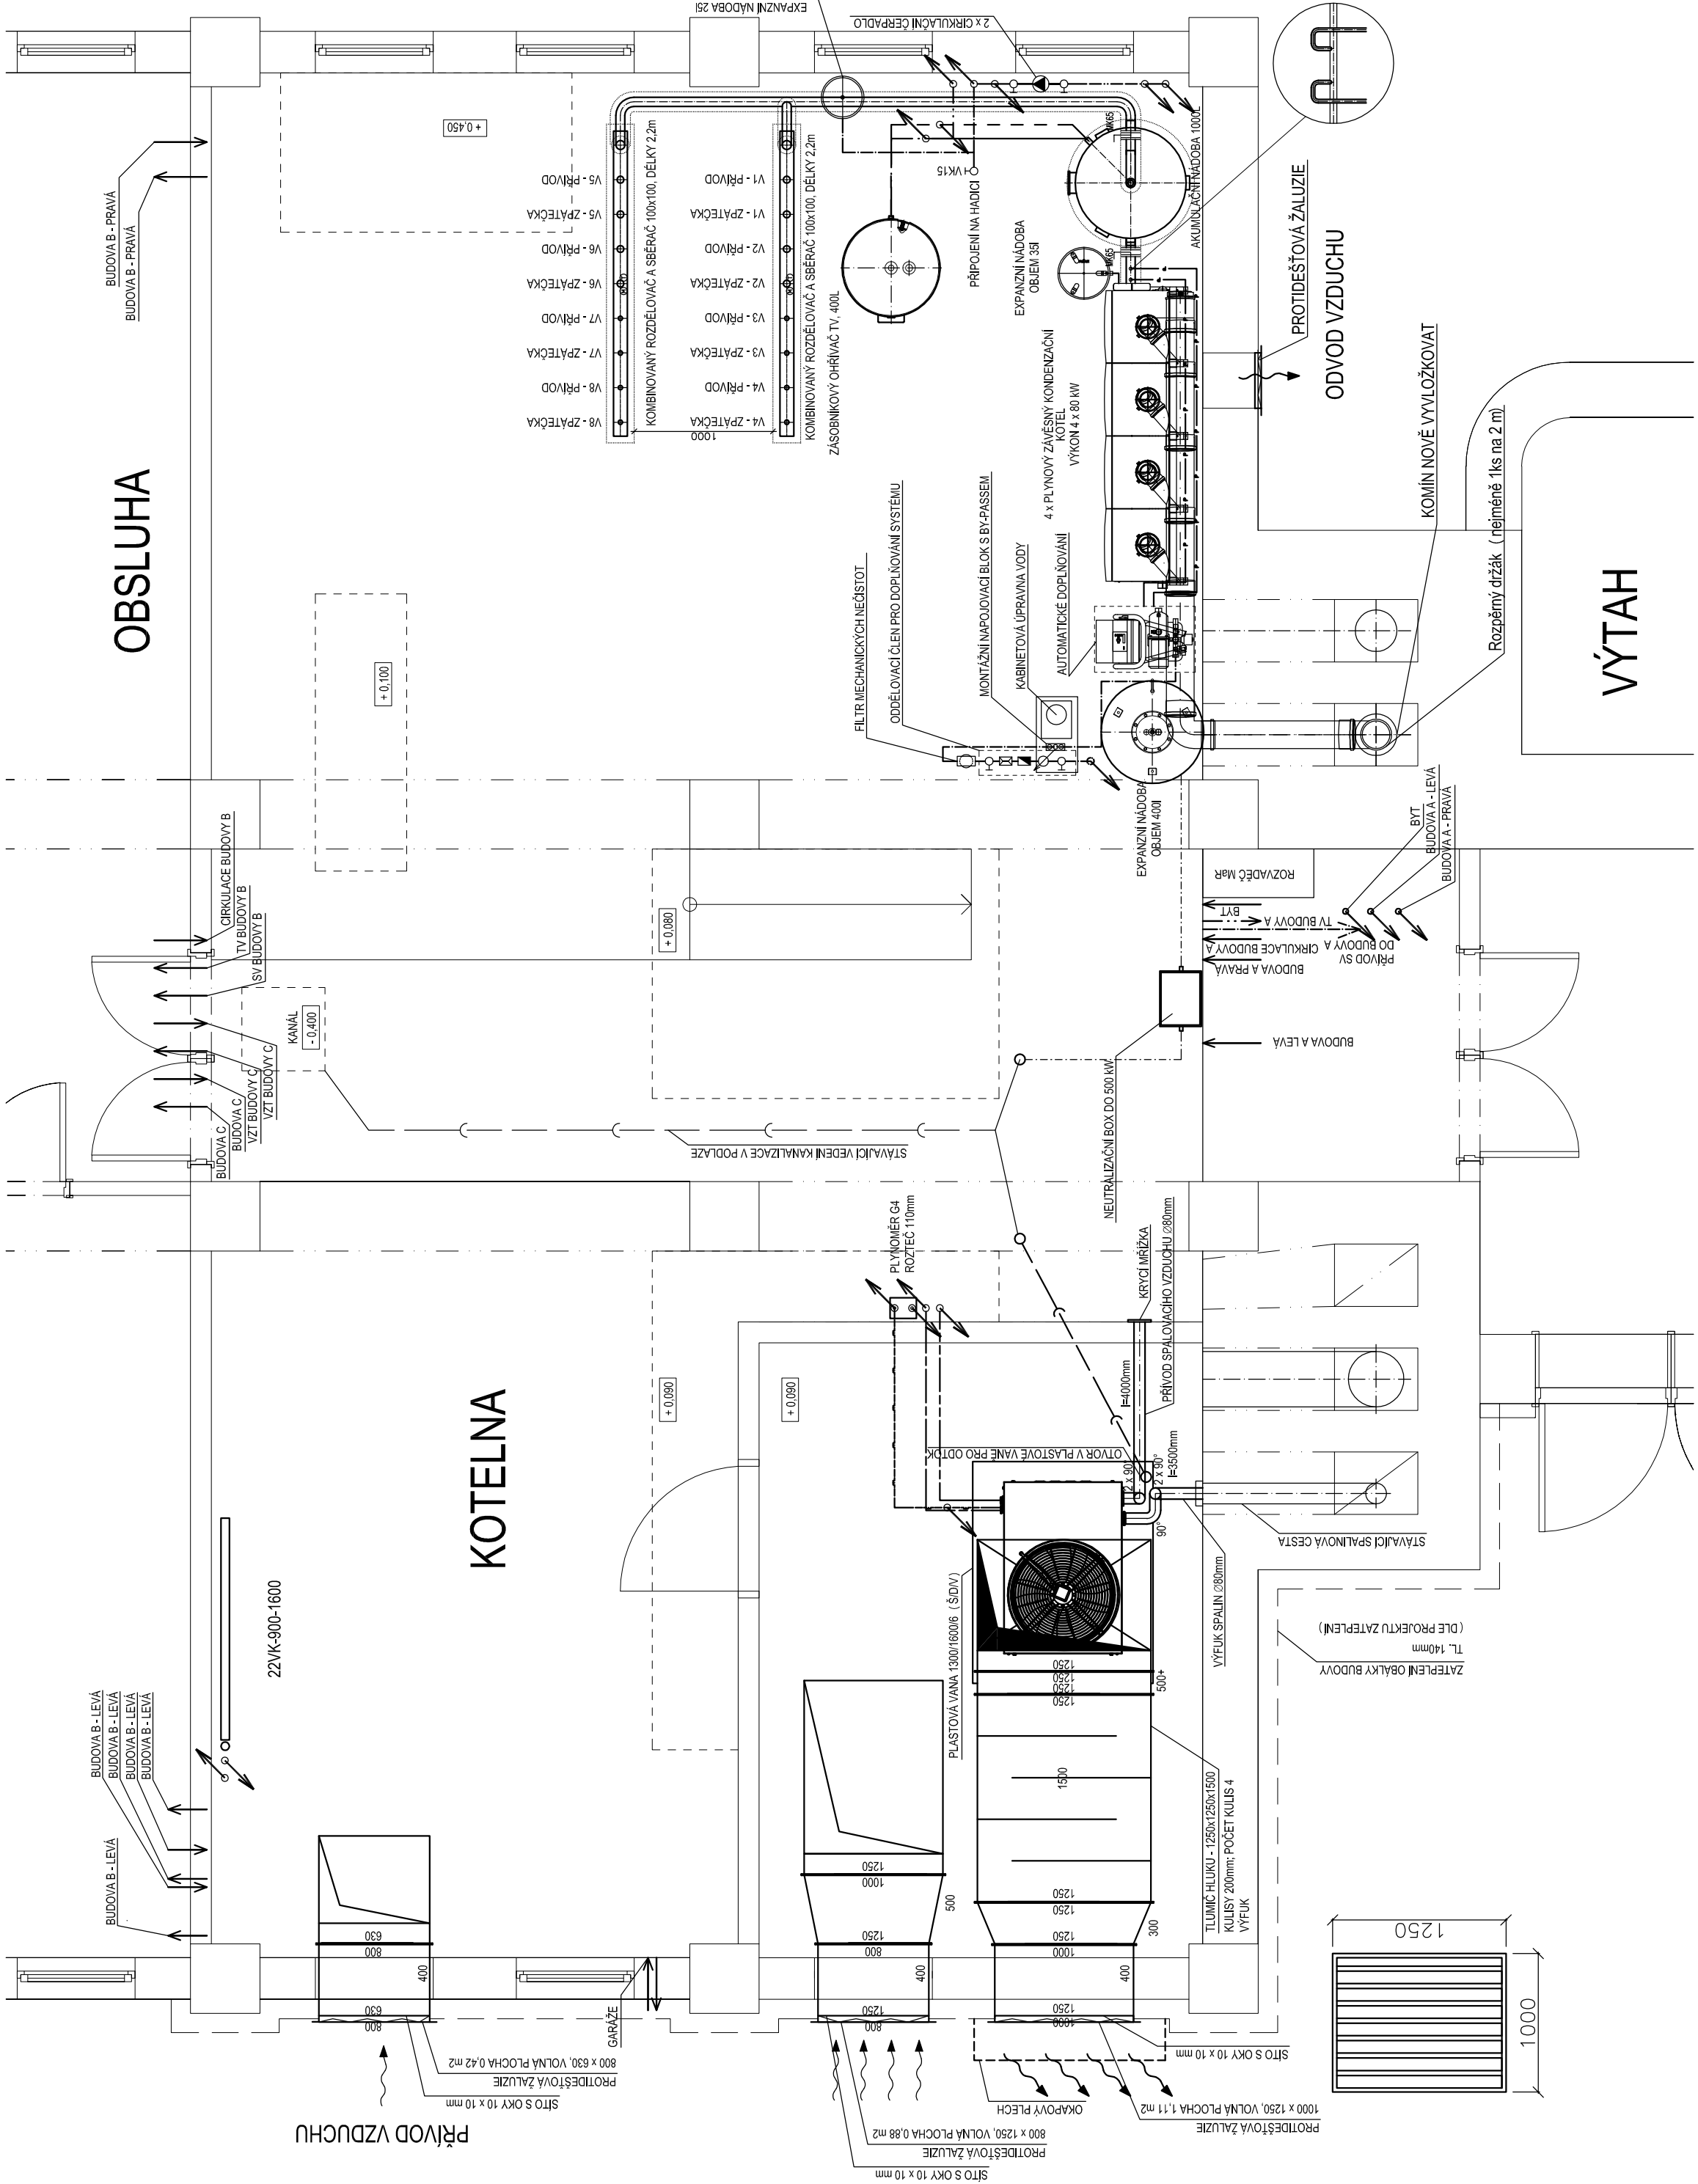


PŮDORYS KOTELNY - NOVÝ STAV

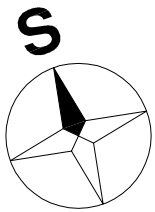

LEGENDA ČAR:

- POTRUBÍ PŘÍVOD TOPNÉ VODY (70°C)
- POTRUBÍ VRAT TOPNÉ VODY (50°C)
- POTRUBÍ PŘÍVOD OKRUHU TČ (65°C)
- POTRUBÍ VRAT OKRUHU TČ (55°C)
- POTRUBÍ STUDENÉ VODY
- POTRUBÍ TEPLÉ VODY
- POTRUBÍ POTRUBÍ
- POTRUBÍ ODVODU KONDENZÁTU
- POTRUBÍ PLYNU
- POTRUBÍ CÍRKULACE
- NOVÝ ODVOD DO KANALIZACE
- STÁVAJÍCÍ ODVOD DO KANALIZACE

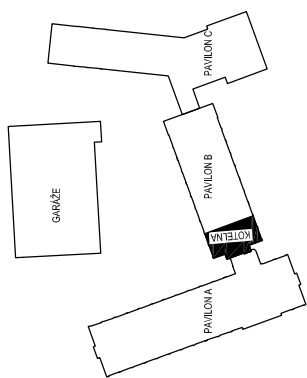

POZN.:- ODFUK OD POJIŠŤOVACÍCH VENTILŮ MUSÍ BÝT SVEDEN K PODLAŽE ABY NEDOŠLO K OHROŽENÍ OBSLUHY
- VESKÉRE PROSTUPY ZDMI BUDOU UTESNĚNY POŽÁRNÍMI UCPÁVKAMI
- DOKUMENTACE SLOUŽÍ POUZE PRO VÝBĚR DODAVATELE, NELZE JI VYUŽÍT K REALIZACI STAVBY

ZODP. PROJEKTANT ING. JIŘÍ REITKNECHT	VYPRACOVAL ING. PETR KOMÍNEK	KRESLIL ING. PETR KOMÍNEK	KONTROLOVAL ING. FILIP KUPKA		
KRAJ : Pardubický				OKRES : Ústí nad Orlicí	
Česká správa sociálního zabezpečení, Křížová 1292/25, Smíchov, 15000 Praha 5				FORMÁT 6 x A4	
OSSZ ÚSTÍ NAD ORLICÍ, Smetanova 43				DATUM 04/2014	
KATASTRÁLNÍ ÚZEMÍ - ÚSTÍ NAD ORLICÍ				ÚČEL PROJEKT PRO VD	
REKONSTRUKCE PLYNOVÉ KOTELNY				ČÍS. ZAKÁZKY B0218	
				ČÍS. ARCH.	
				MĚŘÍTKO 1:40	
PŮDORYS KOTELNY - NOVÝ STAV				ČÍSLO VÝKRESU 05	