



POHLED NA STROP KOTELNY

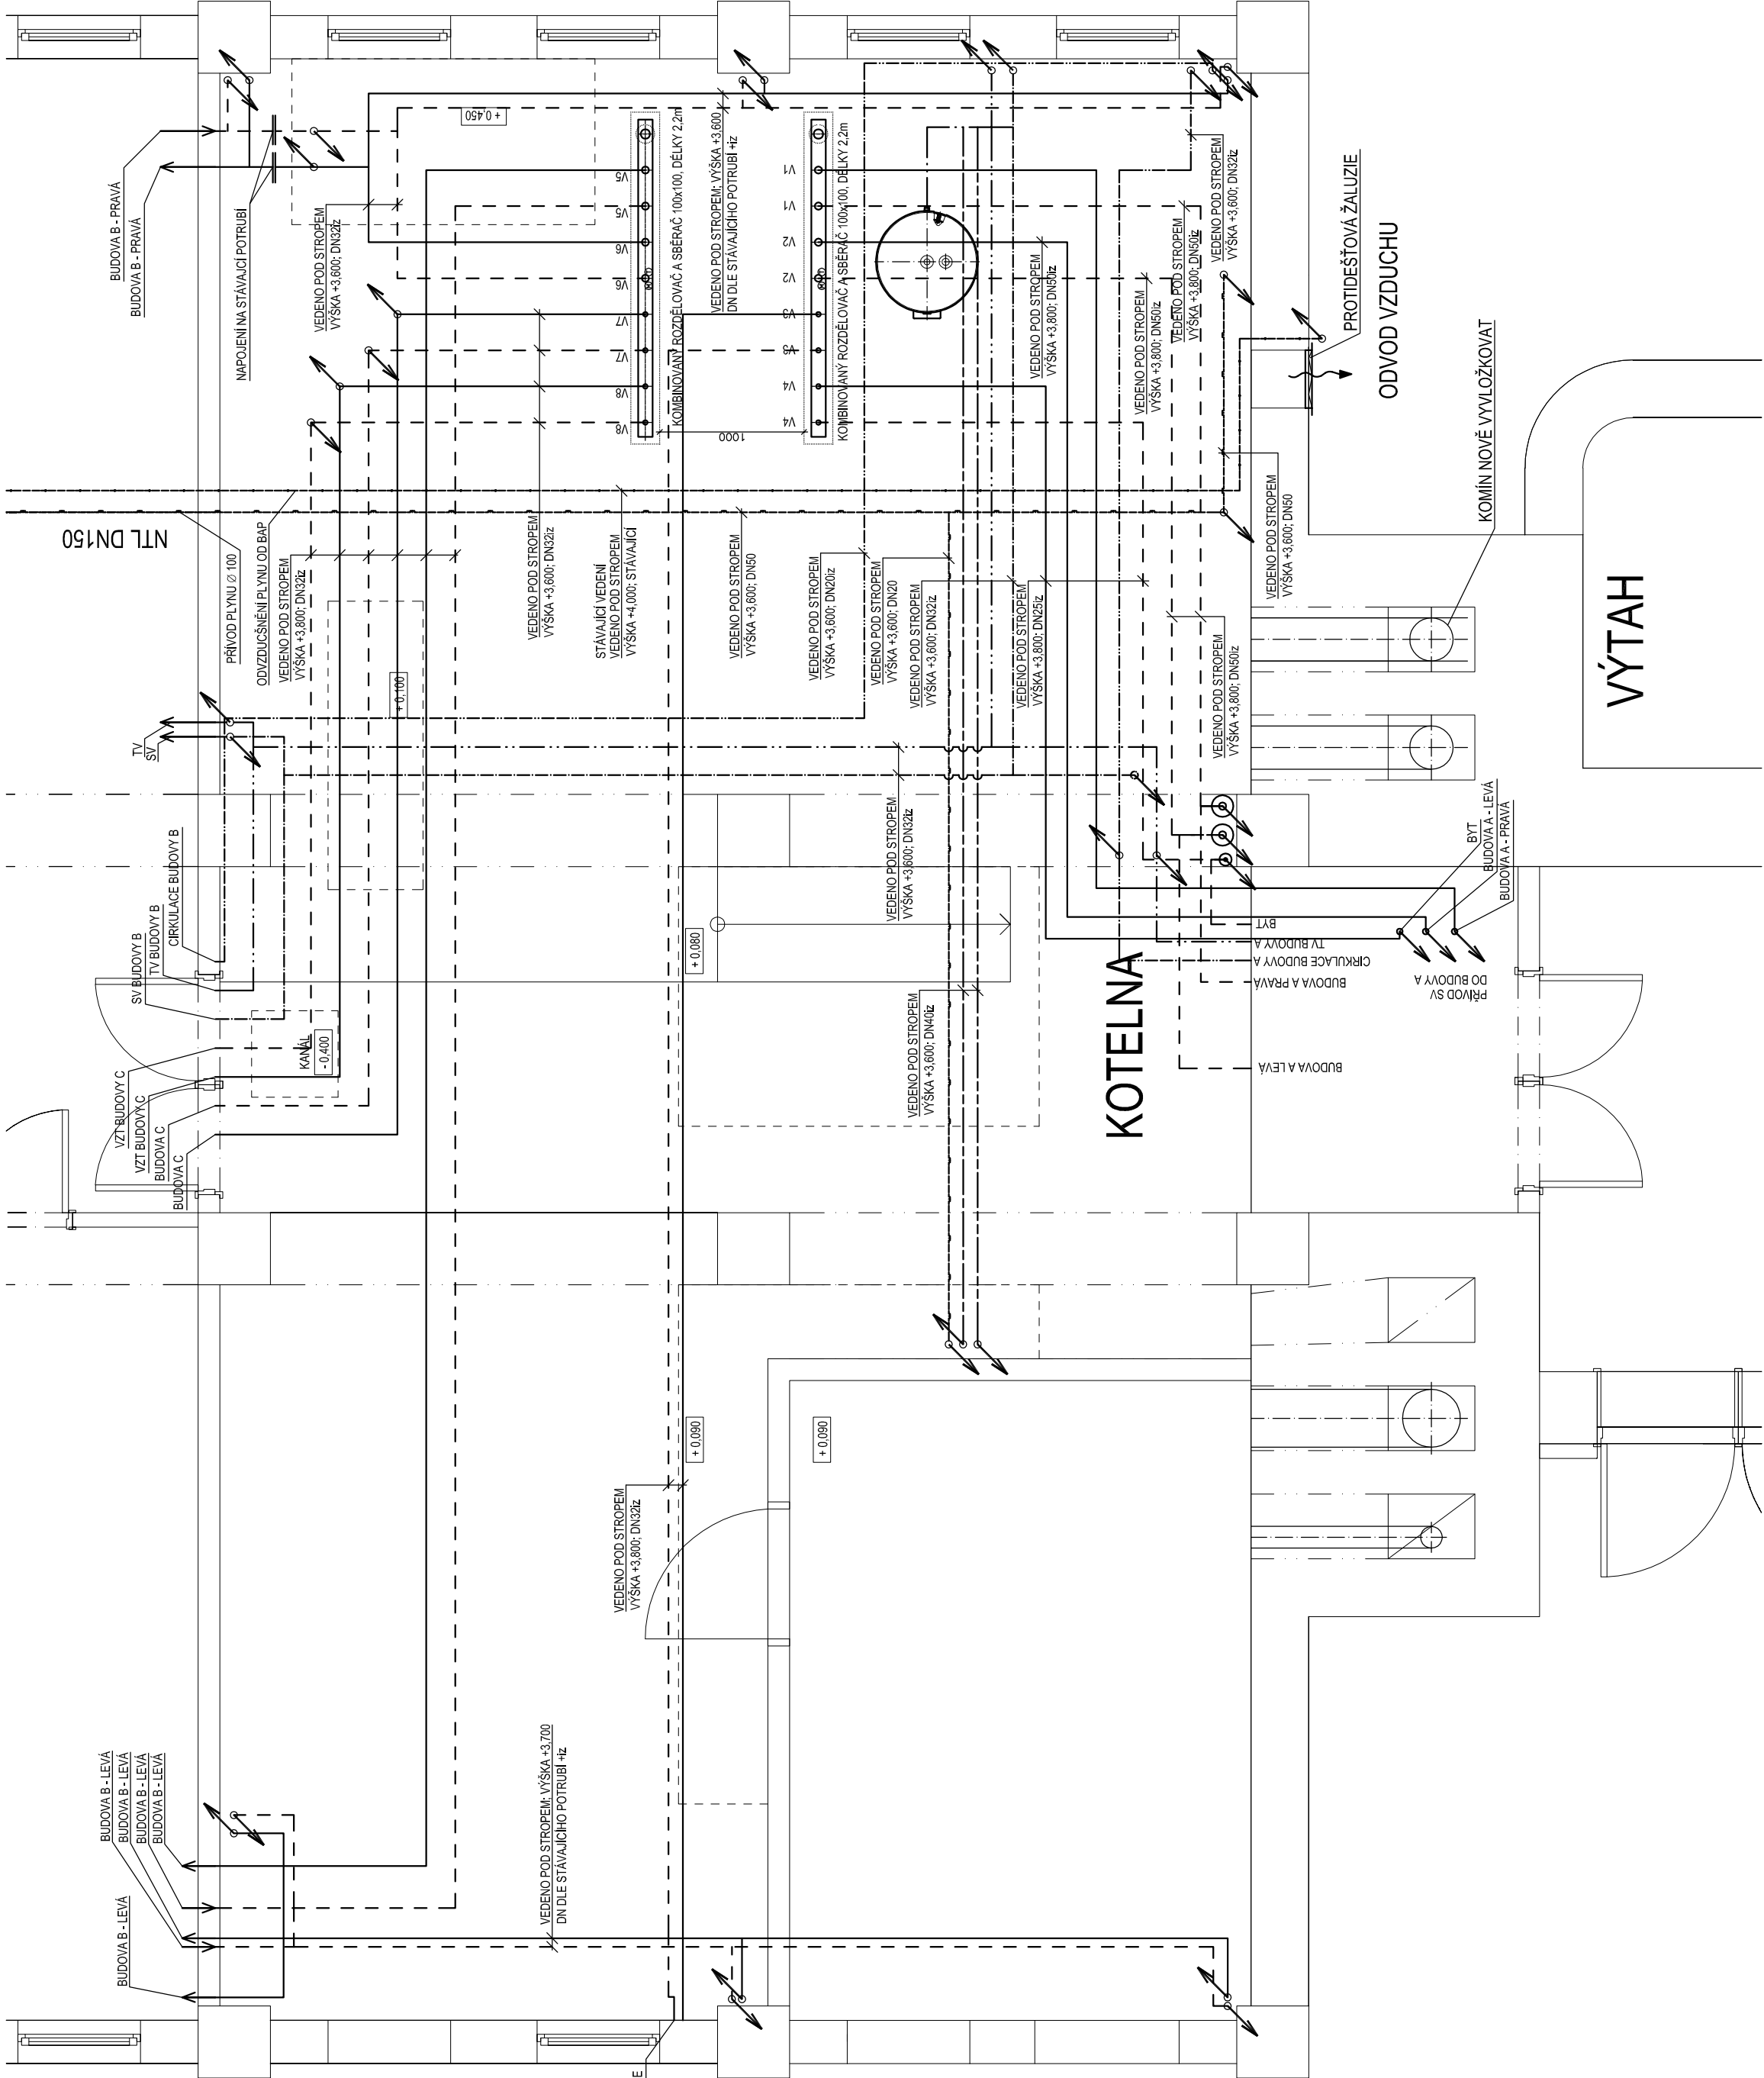

LEGENDA ČAR:

- POTRUBÍ PŘÍVOD TOPNÉ VODY (70°C)
- POTRUBÍ VRAT TOPNÉ VODY (50°C)
- POTRUBÍ PŘÍVOD OKRUHU TČ (65°C)
- POTRUBÍ VRAT OKRUHU TČ (55°C)
- POTRUBÍ STUDENÉ VODY
- POTRUBÍ TEPLÉ VODY
- EXPANZNÍ POTRUBÍ
- POTRUBÍ ODVODU KONDENZÁTU
- POTRUBÍ PLYNU
- POTRUBÍ CÍRKULACE
- NOVÝ ODVOD DO KANALIZACE
- STÁVAJÍCÍ ODVOD DO KANALIZACE

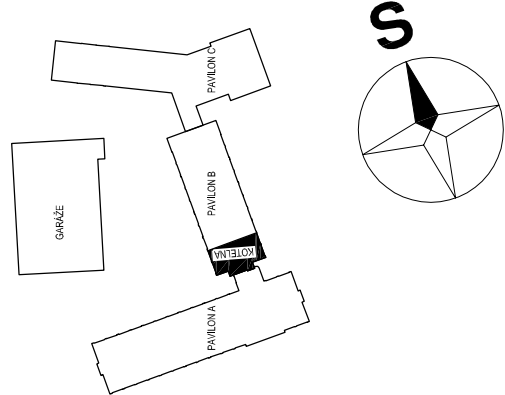

- POZN.:
- ODFUK OD POJIŠŤOVACÍCH VENTILŮ MUSÍ BÝT SVEZEN K PODLAŽE ABY NEDOŠLO K OHROŽENÍ OBSLUHY
  - VEŠKERÉ PROSTUPY ZDMI BUDOU UTĚSNĚNY POŽÁRNÍMI UCPÁVKAMI
  - POTRUBÍ NA NEJVYŠŠÍCH MÍSTECH BUDE OPATŘENO AUTOMATICKÝMI ODVZDUŠŇOVACÍMI VENTILI
  - POTRUBÍ NA NEJNÍŽŠÍCH MÍSTECH BUDE OPATŘENO VYPOUŠTĚCÍMI VENTILI
  - DOKUMENTACE SLOUŽÍ POUZE PRO VÝBĚR DODAVATELE, NELZE JI VYUŽÍT K REALIZACI STAVBY

ZODP. PROJEKTANT	VYPRACOVAL	KRESLIL	KONTROLOVAL
ING. JIŘÍ REITKNECHT	ING. PETR KOMÍNEK	ING. PETR KOMÍNEK	ING. FILIP KUPKA
KRAJ : Pardubický			
Česká správa sociálního zabezpečení, Křížová 1292/25, Smíchov, 15000 Praha 5			
OKRES : Ústí nad Orlicí			
FORMÁT 6 x A4			
DATUM 04/2014			
PROJEKT PRO VD			
ÚČEL			
ČÍS. ZAKÁZKY B0218			
ČÍS. ARCH.			
MĚŘÍTKO 1:40			
ČÍSLO VÝKRESU			

OSSZ ÚSTÍ NAD ORLICÍ, Smetanova 43  
KATASTRÁLNÍ ÚZEMÍ - ÚSTÍ NAD ORLICÍ  
REKONSTRUKCE PLYNOVÉ KOTELNY

PŮDORYS KOTELNY - VE VÝŠCE +4,000m

06