


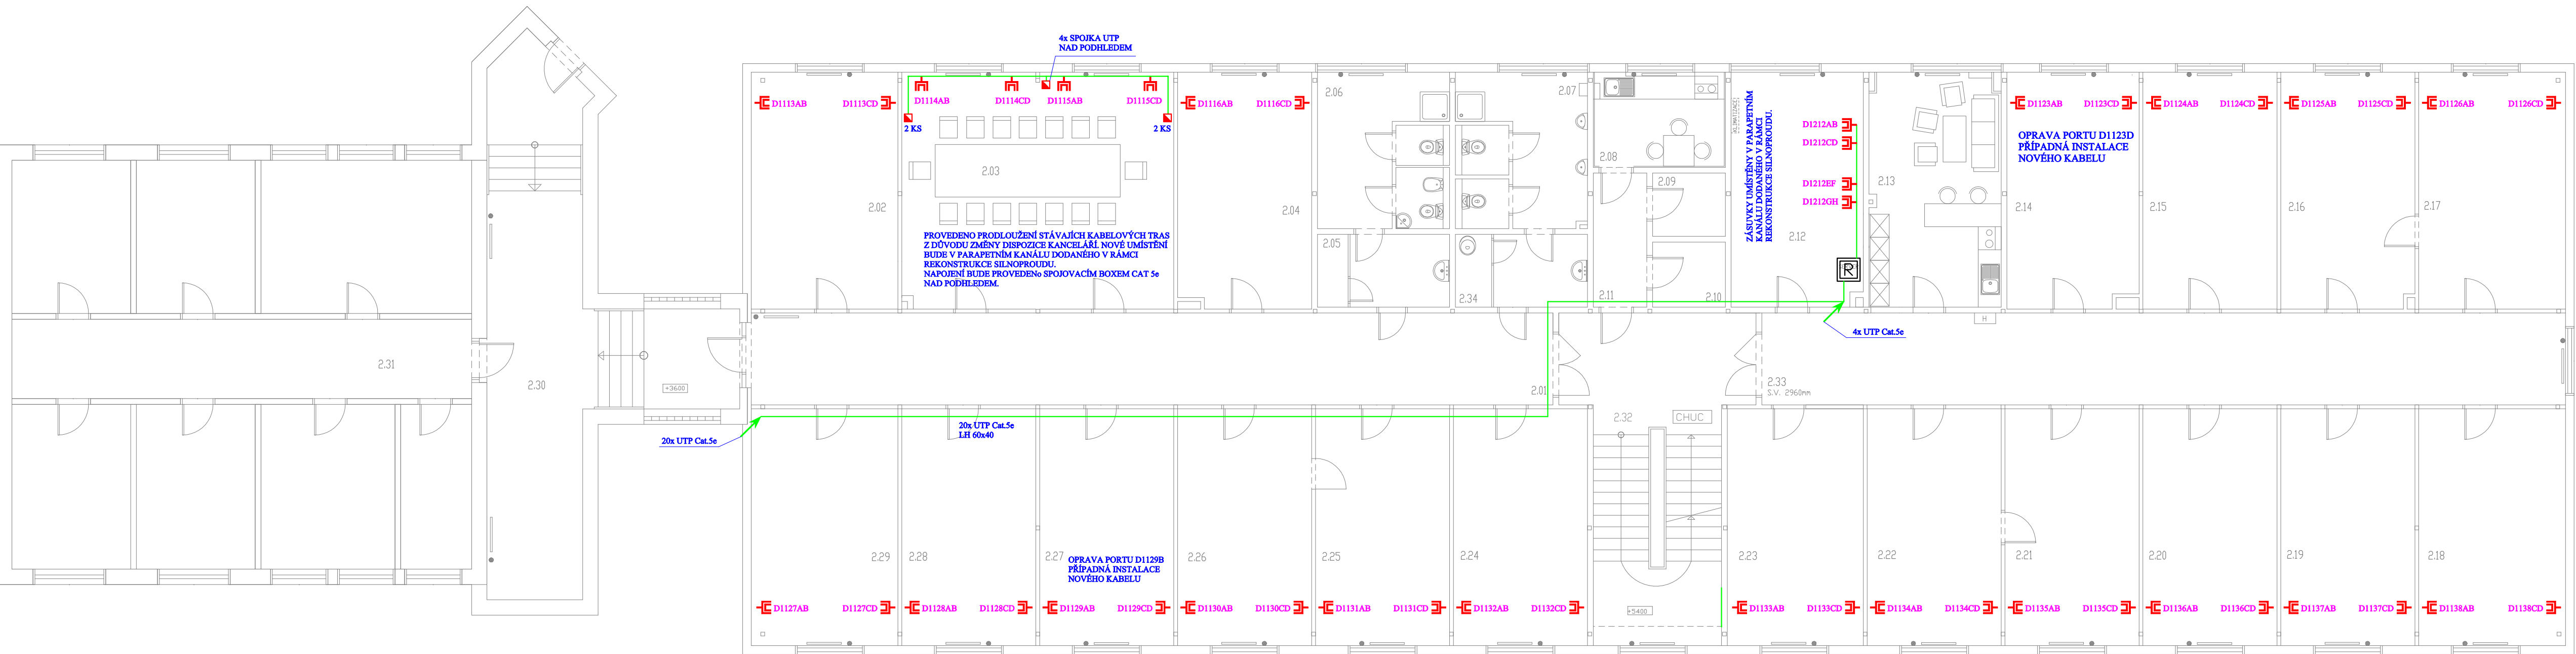

- LEGENDA ZNAČEK
- DATOVÁ ZÁSUVKA 2xRJ45 CAT.5e - VÝMĚNA
 - D1135CD ZNAČENÍ ZÁSUVKY - STÁVAJÍCÍ
 - D1103AB ZNAČENÍ ZÁSUVKY - NOVĚ INSTALOVANÉ
 - DATOVÝ ROZVADĚČ - STÁVAJÍCÍ
 - KABELOVÝ TRASA - NOVÁ
 - SPOJOVACÍ BOX DATOVÉHO KABELU

VŠECHNY STÁVAJÍCÍ DATOVÉ ZÁSUVKY OZNAČENÉ D1XXX BUDOU VYMĚNĚNY. STÁVAJÍCÍ TRASY BUDOU ZACHOVÁNY. NOVÉ KABELOVÉ TRASY BUDOU PROVEDENY V LÍSTĚ POD PODHLEDĚM, NEBO V TRUBÝCE POD OMÍTKOU. DÁLĚ BUDE PROVEDENO MĚŘENÍ VŠECH ZÁSUVEK A JEJICH PŘÍPADNÁ OPRAVA. NOVÉ DATOVÉ ZÁSUVKY BUDOU ZAKONČENY NA STÁVAJÍCÍCH NEVYUŽITÝCH PATCH PANELECH. NEFUNKČNÍ PORTY: D1123D, D1129B

LEGENDA MÍSTNOSTÍ			
201	CHODBA 1	218	KANCELÁŘ
202	KANCELÁŘ	219	KANCELÁŘ
203	ZASEDACÍ MÍSTNOST	220	KANCELÁŘ
204	KANCELÁŘ	221	KANCELÁŘ
205	ÚKLIDOVÁ KOMORA	222	KANCELÁŘ
206	KOUPELNA + WC - ŽENY	223	KANCELÁŘ
207	KOUPELNA + WC - MUŽI	224	KANCELÁŘ
208	KUCHYŇKA	225	KANCELÁŘ
209	SKLAD	226	KANCELÁŘ
210	SKLAD	227	KANCELÁŘ
211	CHODBA	228	KANCELÁŘ
212	SERVER	229	KANCELÁŘ
213	KUCHYŇKA + DENNÍ MÍSTNOST	230	CHODBA
214	KANCELÁŘ	231	CHODBA
215	KANCELÁŘ	232	SCHODISTOVÝ PROSTOR
216	KANCELÁŘ	233	CHODBA
217	KANCELÁŘ	234	ÚKLIDOVÁ KOMORA

VYPRACOVAL: P. Florián	ODPOVĚDNÝ PROJEKTANT - PROFESE: P. Florián	TECHNICOM® specialista na komplexní řešení	
INVESTOR: ÚP ČR - krajská pobočka Ústeckého kraje Dvořákova 1609/16, 400 21 Ústí n. Labem	PROJEKTANT: Technicom s.r.o. Třebízského 212, 413 01 Roudnice nad Labem 48101358		
AKCE: Rekonstrukce budovy ul. Pod Nemoonicí 2380 ELEKTROINSTALACE - slaboproud		STUPEŇ: 0	PPD
UMÍSTĚNÍ: ÚP Louny Pod Nemoonicí 2380, 440 01 Louny		DATUM: 08/2012	
ČÁST DOKUMENTACE:		FORMÁT: 4 A4	
DATOVÉ ROZVODY - půdorys 2.NP		MĚŘÍTKO: 1:100	
		ZAK.ČÍSLO: 12P0011	
		ARCHIVNÍ ČÍSLO: 12P0011 - E2.3	
		Č.VÝKRESU: E2-3	PARÉ: