



SITUACE ODVODNĚNÍ  
M 1:200

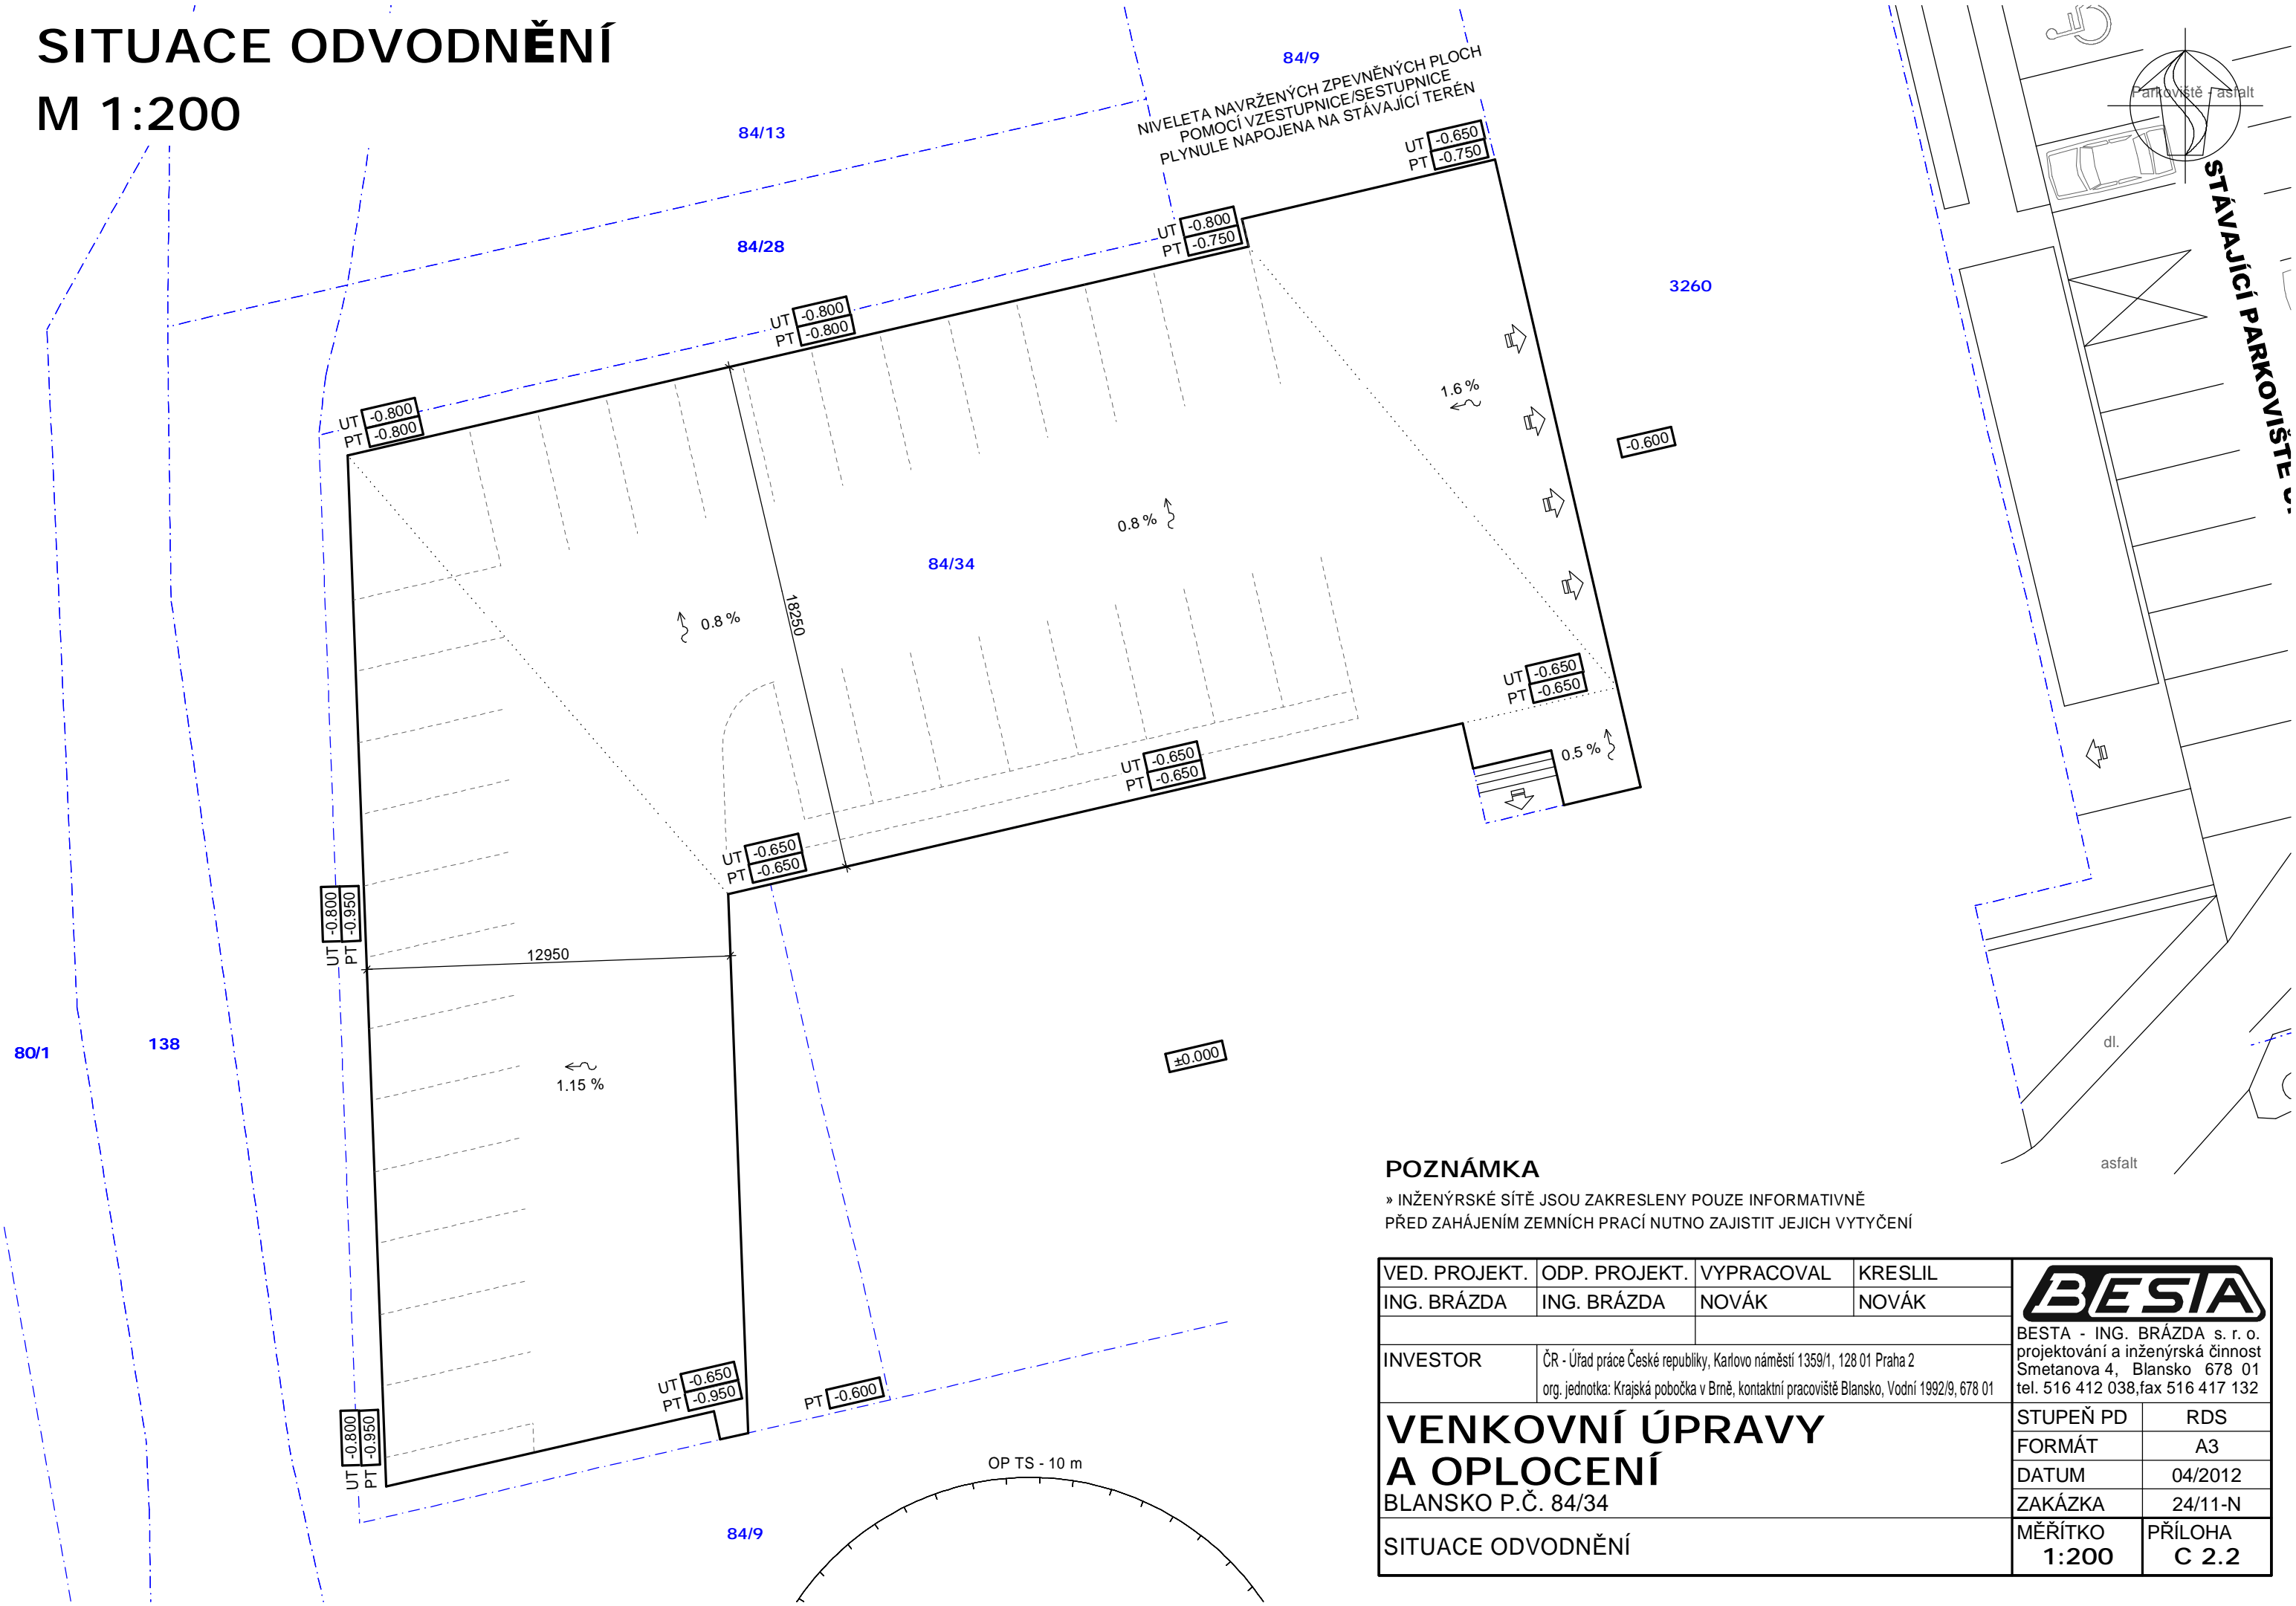

POZNÁMKA

» INŽENÝRSKÉ SÍTĚ JSOU ZAKRESLENY POUZE INFORMATIVNĚ  
PŘED ZAHÁJENÍM ZEMNÍCH PRACÍ NUTNO ZAJISTIT JEJICH VYTYČENÍ

VED. PROJEKT.	ODP. PROJEKT.	VYPRACOVAL	KRESLIL	 BESTA - ING. BRÁZDA s. r. o. projektování a inženýrská činnost Smetanova 4, Blansko 678 01 tel. 516 412 038,fax 516 417 132	
ING. BRÁZDA	ING. BRÁZDA	NOVÁK	NOVÁK		
INVESTOR		ČR - Úřad práce České republiky, Karlovo náměstí 1359/1, 128 01 Praha 2 org. jednotka: Krajská pobočka v Brně, kontaktní pracoviště Blansko, Vodní 1992/9, 678 01			
<b>VENKOVNÍ ÚPRAVY A OPLOCENÍ</b> BLANSKO P.Č. 84/34				STUPEŇ PD	RDS
				FORMÁT	A3
				DATUM	04/2012
				ZAKÁZKA	24/11-N
SITUACE ODVODNĚNÍ				MĚŘÍTKO 1:200	PŘÍLOHA C 2.2