

STOUPACÍ POTRUBÍ PVC 110
VYVEDENO 0,5m NAD STŘEŠNÍ
ROVNÍU ZAKONČENO VĚTRACÍ
HLAVICÍ

5°K1

STOUPACÍ POTRUBÍ PVC 110
VYVEDENO 0,5m NAD STŘEŠNÍ
ROVNÍU ZAKONČENO VĚTRACÍ
HLAVICÍ

5°K3

LEGENDA MÍSTNOSTÍ

| Č.M. | NÁZEV MÍSTNOSTI |
|------|---------------------|
| 401 | CHODBA |
| 402 | SCHODIŠTĚ |
| 403 | SCHODIŠTĚ |
| 404 | SCHODIŠTĚ |
| 405 | WC MUŽI |
| 406 | WC ŽENY |
| 407 | WC INVALIDE |
| 408 | WC MUŽI |
| 409 | WC ŽENY |
| 411 | CHODBA |
| 412 | KANCELÁŘ DP |
| 413 | KANCELÁŘ DP |
| 414 | KANCELÁŘ DP |
| 415 | KANCELÁŘ DP |
| 416 | KANCELÁŘ DP |
| 417 | KANCELÁŘ DP |
| 418 | VEDOUcí DP |
| 419 | KUCHYŇKA |
| 420 | CHODBA |
| 421 | SPISOVNA |
| 431 | CHODBA |
| 432 | TAJEMNÍČI LPS |
| 433 | TAJEMNÍČI LPS |
| 434 | POSUDKOVÝ LÉKAŘ LPS |
| 435 | VYŠETŘOVNA LPS |
| 436 | VEDOUcí LPS |
| 437 | KUCHYŇKA |
| 438 | SPISOVNA |
| 441 | PŘEDSÍŇ |
| 442 | STROJOVNA VZT |
| 443 | ÚKLID |
| 444 | STROJOVNA VÝTAHU 1 |
| 445 | STROJOVNA VZT |

STOUPACÍ POTRUBÍ PVC 110
VYVEDENO 0,5m NAD STŘEŠNÍ
ROVNÍU ZAKONČENO VĚTRACÍ
HLAVICÍ

K7 5°



STOUPACÍ POTRUBÍ PVC 110
VYVEDENO 0,5m NAD STŘEŠNÍ
ROVNÍU ZAKONČENO VĚTRACÍ
HLAVICÍ

K8 5°

STOUPACÍ POTRUBÍ PVC 75
VYVEDENO 0,5m NAD STŘEŠNÍ
ROVNÍU ZAKONČENO VĚTRACÍ
HLAVICÍ


K10 5°

- U – UMYVADLO KERAMICKÉ
- WC – ZÁVESNÉ WC KERAMICKÉ
- BP – BEZVODÝ PŘISOŘ KERAMICKÝ
- D – DŘEZ NEREZ VESTAVNÝ
- V – KERAMICKÁ VÝLETKA ZÁVĚSNÁ 455mm
- Uant – UMYVADLO ANTIVANDAL
- WCant – ZÁVESNÉ WC ANTIVANDAL
- Bant – ZÁVĚSNÝ BÍDEL ANTIVANDAL
- BPant – BEZVODÝ PŘISOŘ ANTIVANDAL
- Upant – UMYVADLO ANTIVANDAL S ÚPRAVOU DLE
- VYHLÁŠKY č.398/2009 Sb.
- WCpant – WC MÍSA ANTIVANDAL S ÚPRAVOU DLE VYHLÁŠKY č.398/2009 Sb.

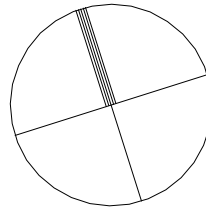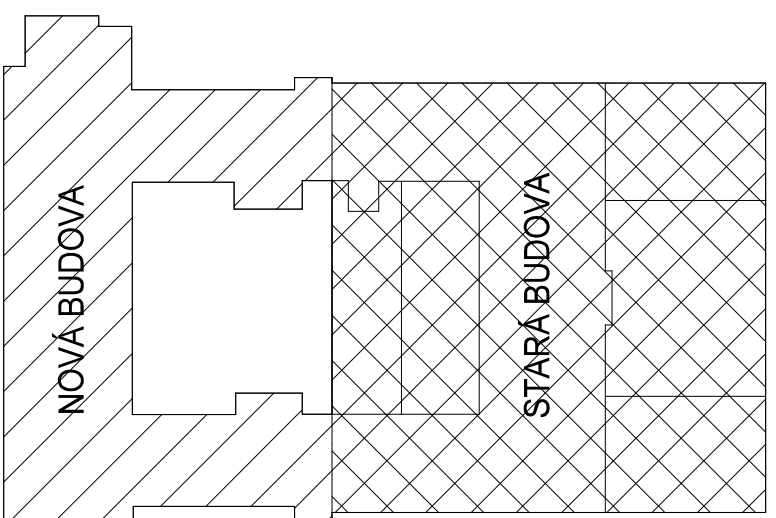


SO 01 Rekonstrukce budovy ÚP

Objednatel:
**Úřad práce ČR**
Česká republika – Úřad práce České republiky
Karlova náměstí 1359/1, 128 00 Praha 28

Zhotovitel DPS:
**valbek**

Valbek, spol. s r.o.
Vaňurova 505/17
460 02 Liberec 3

HIP:
Ing.Jan Los

| | | | | |
|--|------------------|-----------------------------------|---------------|-------------|
|  | Vypracoval | David Šálek | Zak. číslo | 13-UL31-002 |
| | Zodp. projektant | David Šálek | Datum | 06/2014 |
| | Tech. kontrola | David Šálek | Stupeň | DPS |
| | Áce | | Počet formátů | 10 x A4 |
| ÚP ČR – Děšín – rekonstrukce objektu U Plovárny 1190 | | Měřítko | 1 : 75 | |
| | | Č. přílohy | Paré | |
| | | D.1.4.5. | | |
| Zhotovitel: Valbek, spol. s r.o., s.r.l. Dělnická 717/21 400 03 Dělné nad Lubem | Příloha | ZTI – KANALIZACE – PŮDORYS 4.N.P. | 11 | |