


SO001-3.NP


KABEL PŘÍVĚST K ROZVADĚČI EVAKUAČNÍHO
VÝTAHU KE VSTUPŮM ELEKTRONIKY

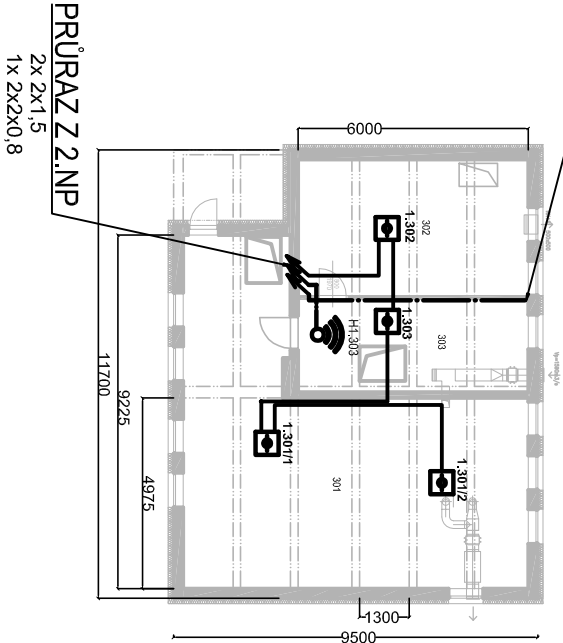

TABULKA MÍSTNOSTÍ

TABULKA MÍSTNOSTÍ			
OZN.	ÚČEL MÍSTNOSTI	PLOCHA (m²)	PODLAHA - SKLADBA
301	Strojovna vzduchotechniky	56,47 m²	betonová podlaha
302	Strojovna osobního výtahu	21,3 m²	betonová podlaha
303	Strojovna evakuačního výtahu	14,55 m²	betonová podlaha

SO001-SKLEP

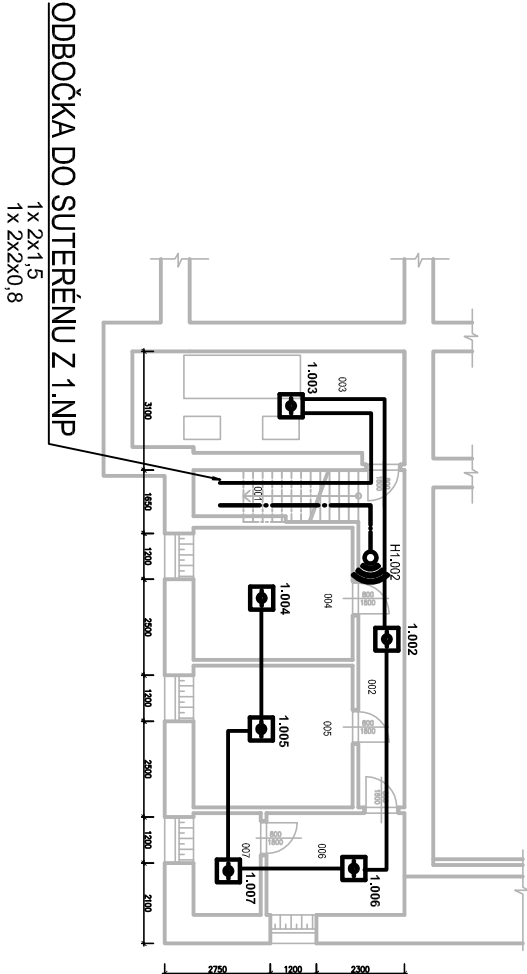

TABULKA MÍSTNOSTÍ

TABULKA MÍSTNOSTÍ				
OZN.	ÚČEL MÍSTNOSTI	PLOCHA (m²)	PODLAHA - SKLADBA	ÚPRAVA STĚN
001	Schodiště	5,45	betonová podlaha	malba
002	Chodba	10,32	betonová podlaha	malba
003	Technická místnost	18,91	betonová podlaha	malba
004	Sklad	14,32	betonová podlaha	malba
005	Sklad	15,36	betonová podlaha	malba
006	Sklad	9,54	betonová podlaha	malba
007	Sklad	4,64	betonová podlaha	malba

LEGENDA

- TLAČÍTKOVÝ HLÁSIČ
- OPTICKO–KOUŘOVÝ HLÁSIČ
- AKUSTICKÁ SIGNALIZACE
- TRASA KRUHOVÉHO VEDENÍ A ODBOČEK
- TRASY K AKUSTICKÉ SIGNALIZACI A OVLÁDÁNÍ FUNKČNÍ PŘI POŽÁRU

Změna		Datum	
Popis změny		Výpracoval	

TENTO MATERIÁL JE DUŠEVNÍM VLASTNICTVÍM PROJEKT 2010, S.R.O., RUSKÁ 43, OSTRAVA-VÍTKOVCE, IČO 48391531, A PODLEHÁ OBCHODNÍMU TAJENSTVÍ. VLASTNÍK SI VYHAZUJE S TÍMTO TAJENSTVÍM NAKLADAT A JEHO VYUŽITÍ PODLEHÁ PÍSEMNÉMU SOUHLASÍ A STANOVENÍ PODMÍNEK TAKOVÉHO UŽITÍ.

Výpracoval:	Ing.J.Kancnýř	Č. zokázky:	44 039	Měřítko: 1: 200
Prezkoumal:	Ing.Z.Křístek	Stupeň:	DPS+DSP	
Schválil:	Ing.J.Kopelová	F A4:	2	
Datum :		Kótováno v:		

Objednatel : Centrum sociálních služeb Hrabyně
Hrabyně 3, č.p. 202, okres Opava, 747 67
Stavba : Revitalizace objektu č.p. 205 CSS Hrabyně – projekt
Objekt: SO 005– Slaboproud
Část: D.1.2 EPS

Ruská 43, 70300 Ostrava
Tel.: 596 693 711 Fax.: 596 693 728
E–mail: projekt2010@projekt2010.cz
www.projekt2010.cz

ISO 9001 ISO 14001 OHSAS 18001
REGISTERED QUALITY SYSTEM REGISTERED EMERGENCY OHSAS

Název:		Seznam příloh:	
ROZMÍSTĚNÍ ZAŘÍZENÍ V SO001/3		PRO-SP-8645	
		Č. výkresu:	Rev. Poř.č.
		HPO-4-3-24687	6