




VSAKOVACÍ NÁDRŽ 2  
PŮDORYS

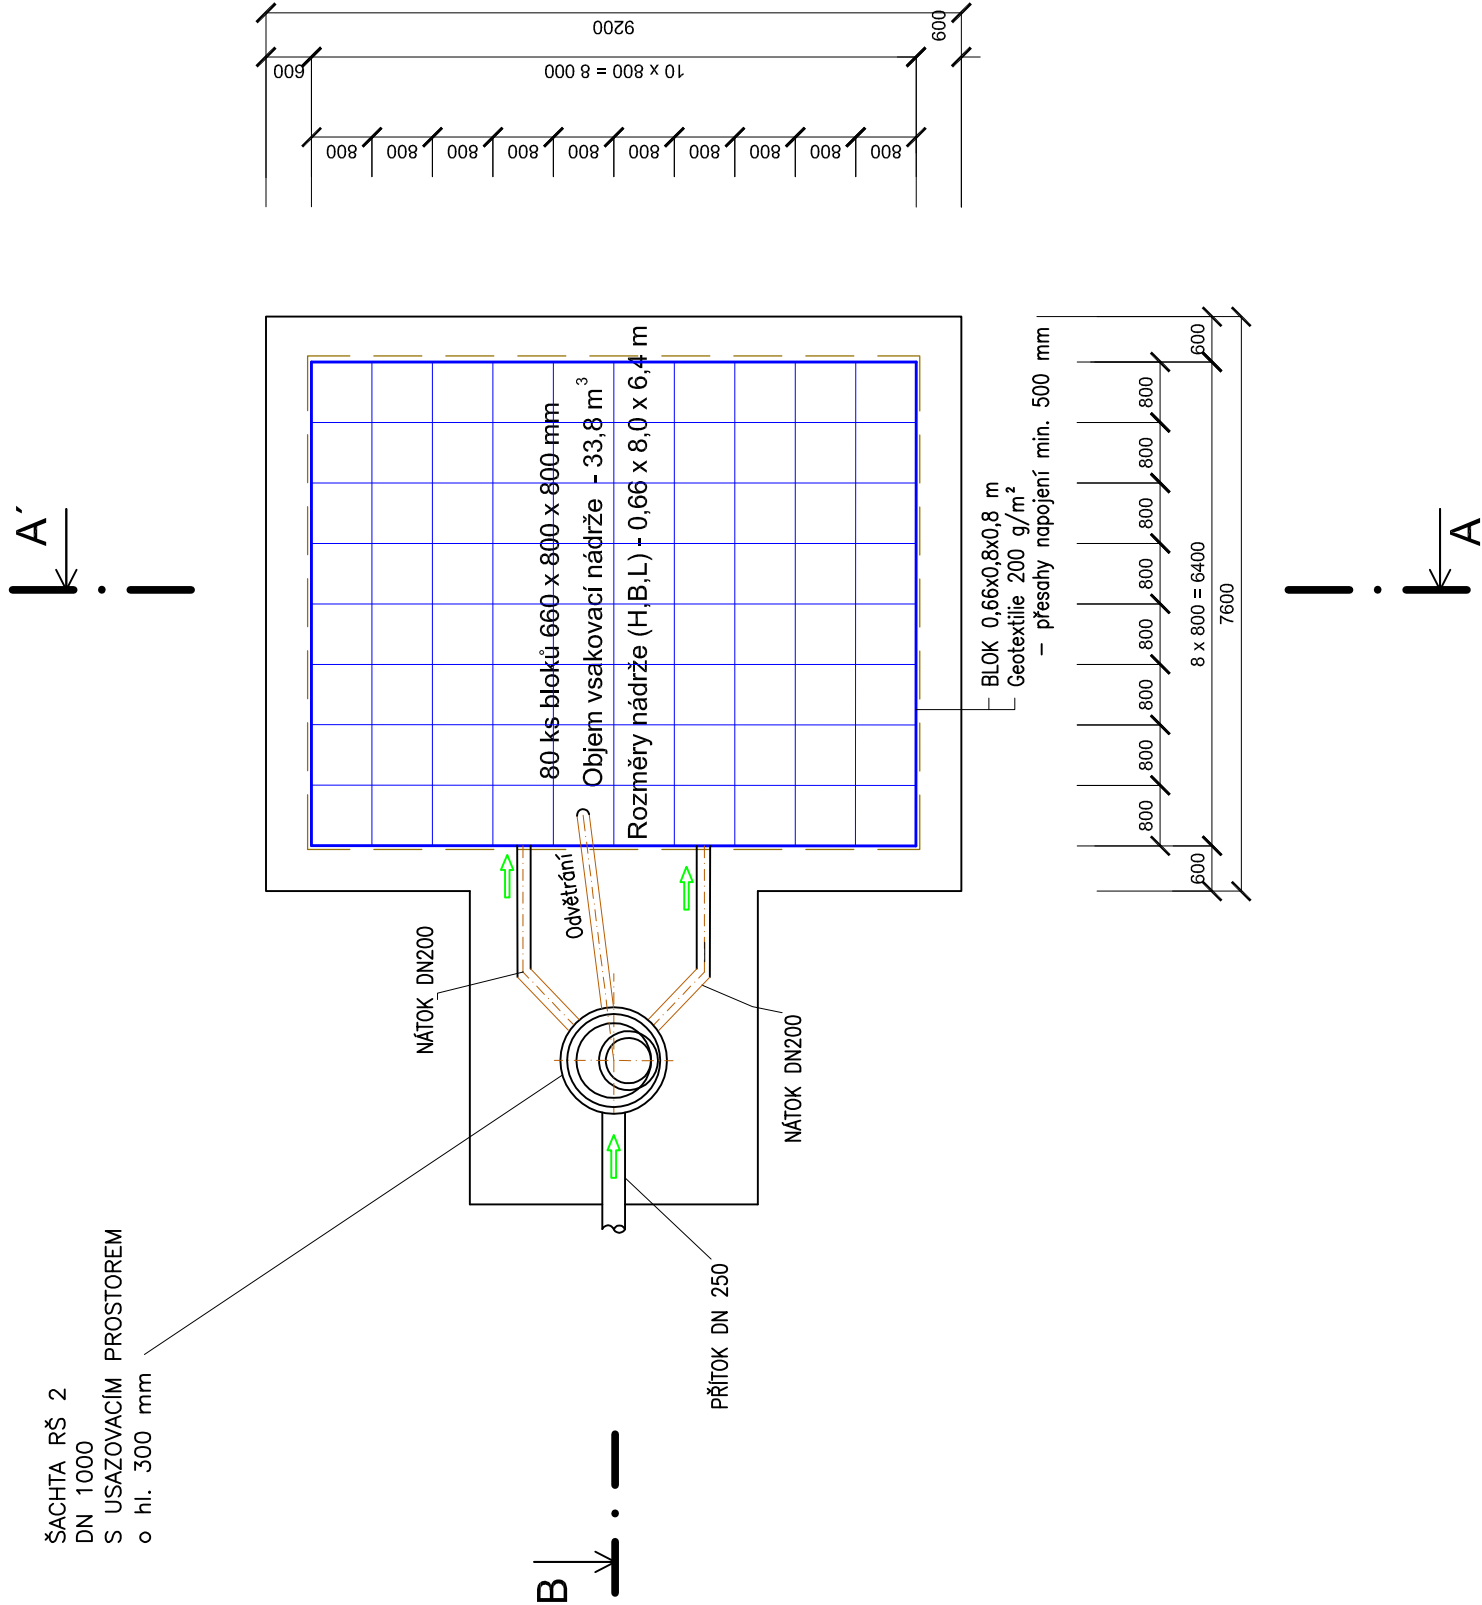

PŘÍČNÝ ŘEZ A-A'

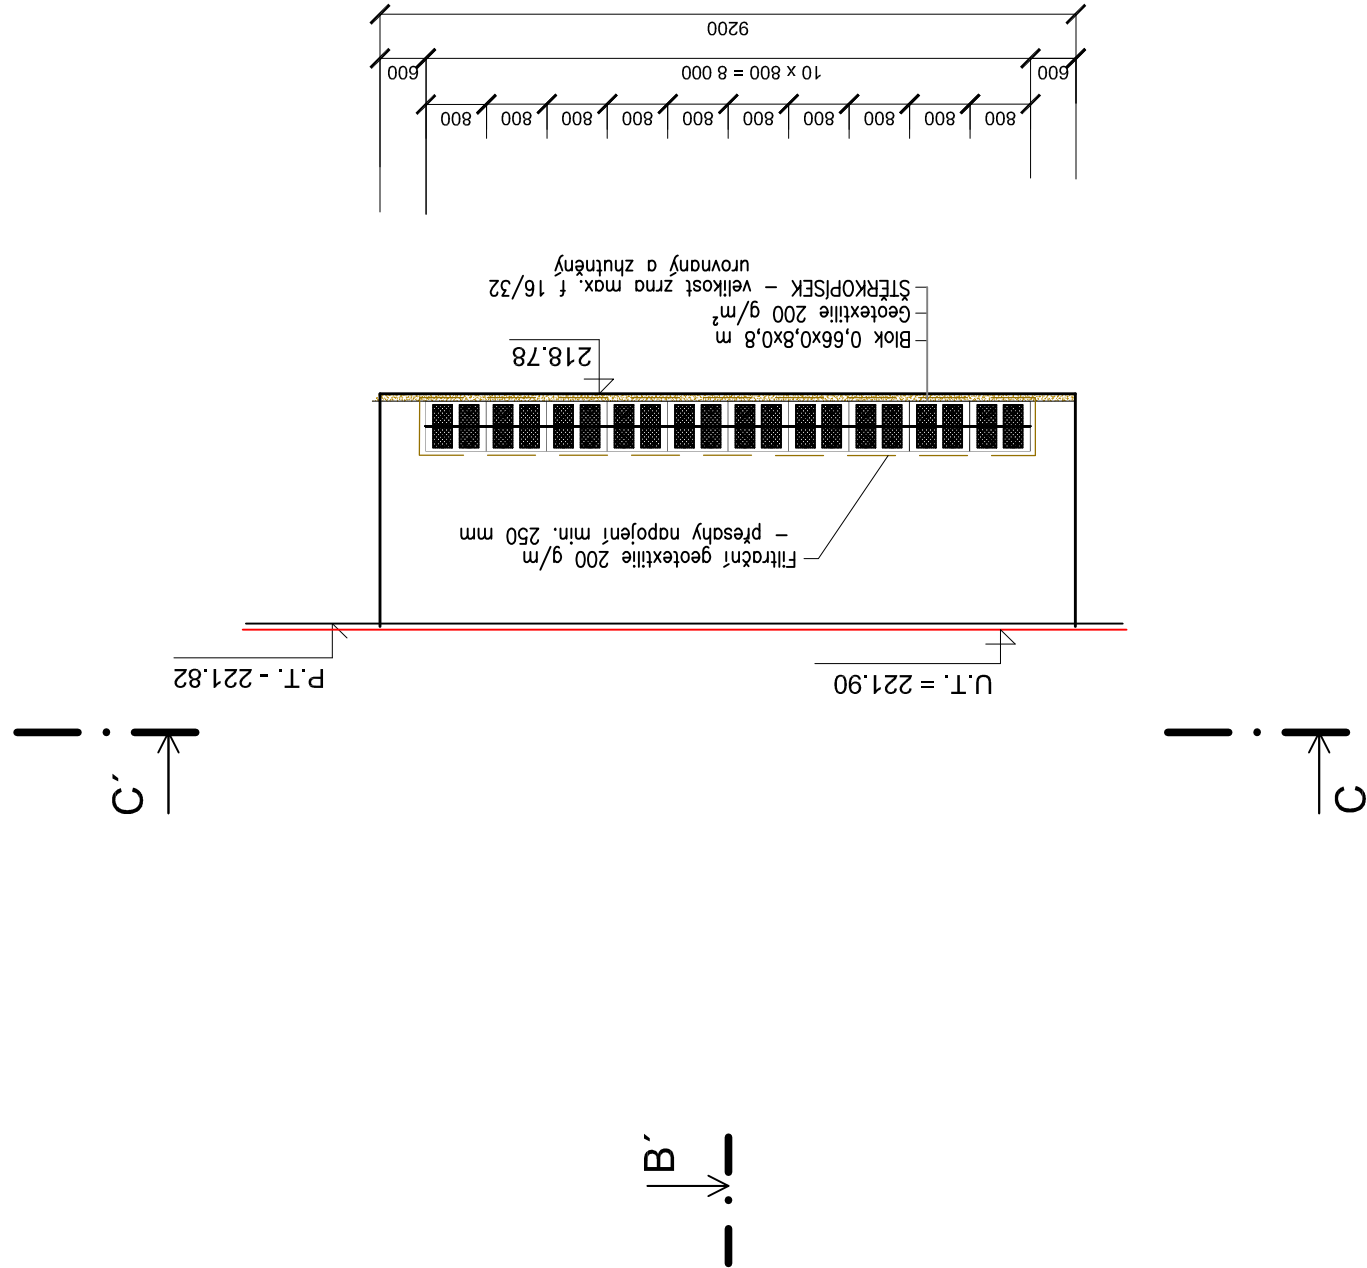


PODÉLNÝ ŘEZ B-B'

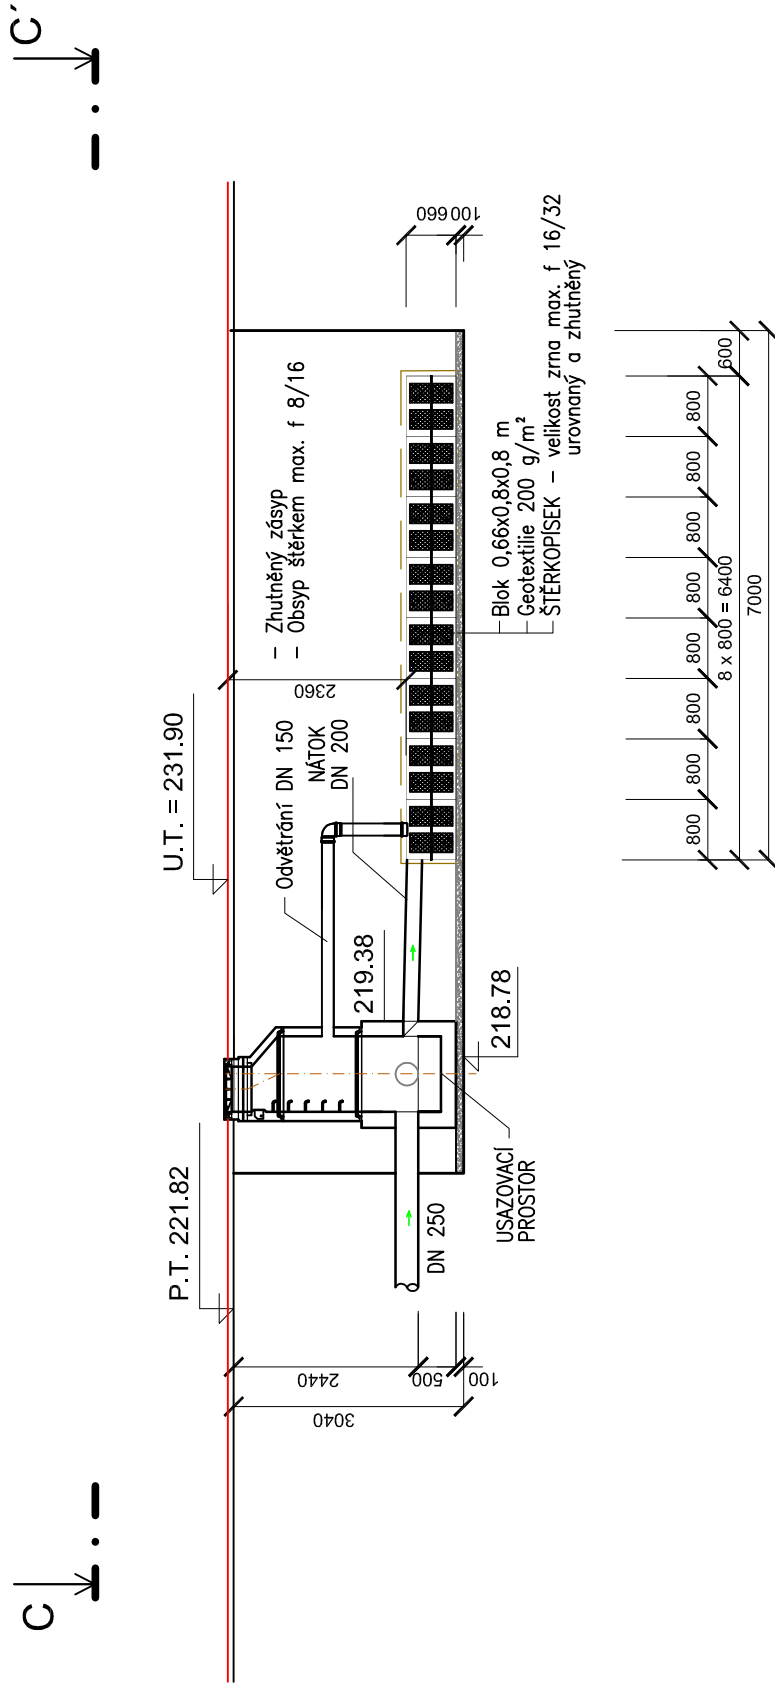

Číslo změny:	Obsah změny:	Datum změny:
01	-	-
02	-	-
03	-	-

ZPRACOVATEL ČÁSTI PROJEKTU: Multiaqua, s.r.o. , Veverkova 1343, 500 02 Hradec Králové				MULTIAQUA S.R.O. VEVERKOVA 1343 500 02 HRADEC KRÁLOVÉ IČO: 60113111 TEL. +420 486 500 227 DIČ: CZ 60113111 FAX +420 486 500 320	
Zodpovědný projektant	Vypracoval	Technická kontrola			
Jiří Myslík, DiS.	Jiří Myslík, DiS.	Ing. Lubor Dítě			

Vypracoval: Jiří Myslík, DiS.		Zodp. projektant: Ing. Michal Procházka		Kontroloval: Ing. Lubor Dítě	
Kraj: Pardubický		Traťový úsek/Obec: Pardubice			
Investor Česká Republika – Úřad práce ČR, Karlovo náměstí 1359/1, 128 00 Praha					
Akce: ÚP ČR – PARDUBICE – VÝSTAVBA BUDOVY A ŠKOLÍČHO STŘEDISKA SO 21 DEŠŤOVÁ KANALIZACE					
Obsah výkresu: Výkres vsakovací nádrže VN2					

		Formát 6 A4	
		Datum 05/2014	
		Účel DSP	
		Č. zakázky 3110-14-049	
		Změna č. kopie	
Měřítko 1:100			
Část dokumentace D.2.21		Č. výkresu D.2.21.b.13	